

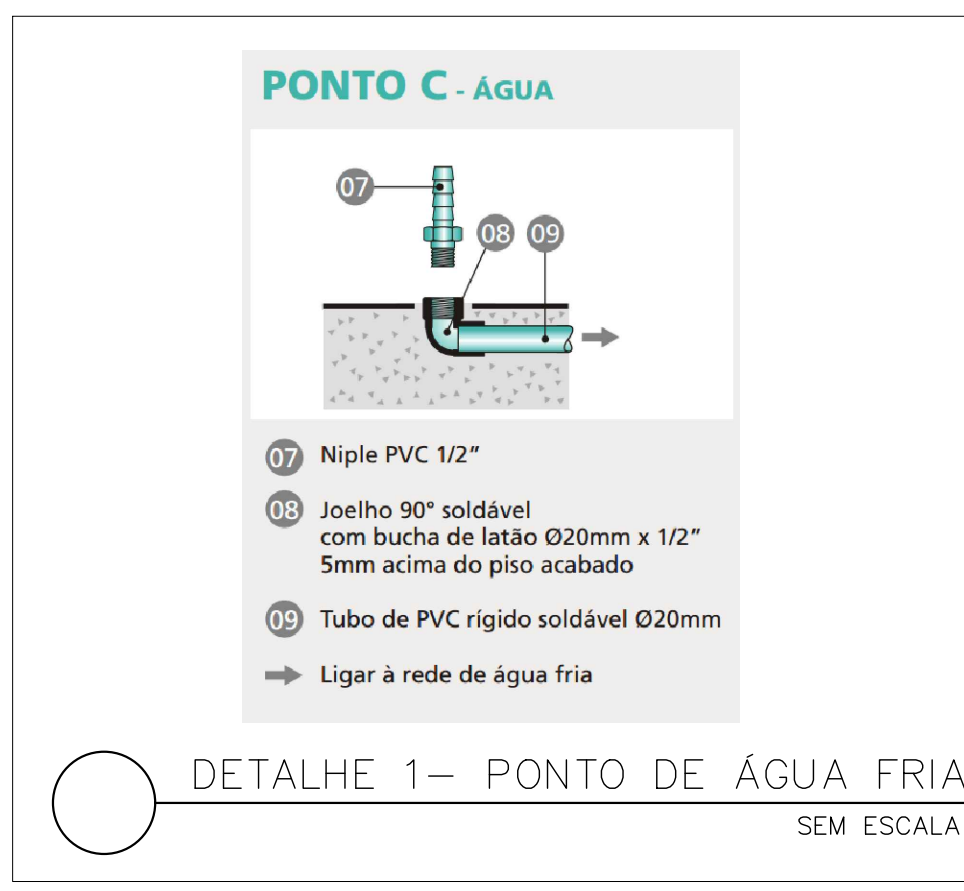
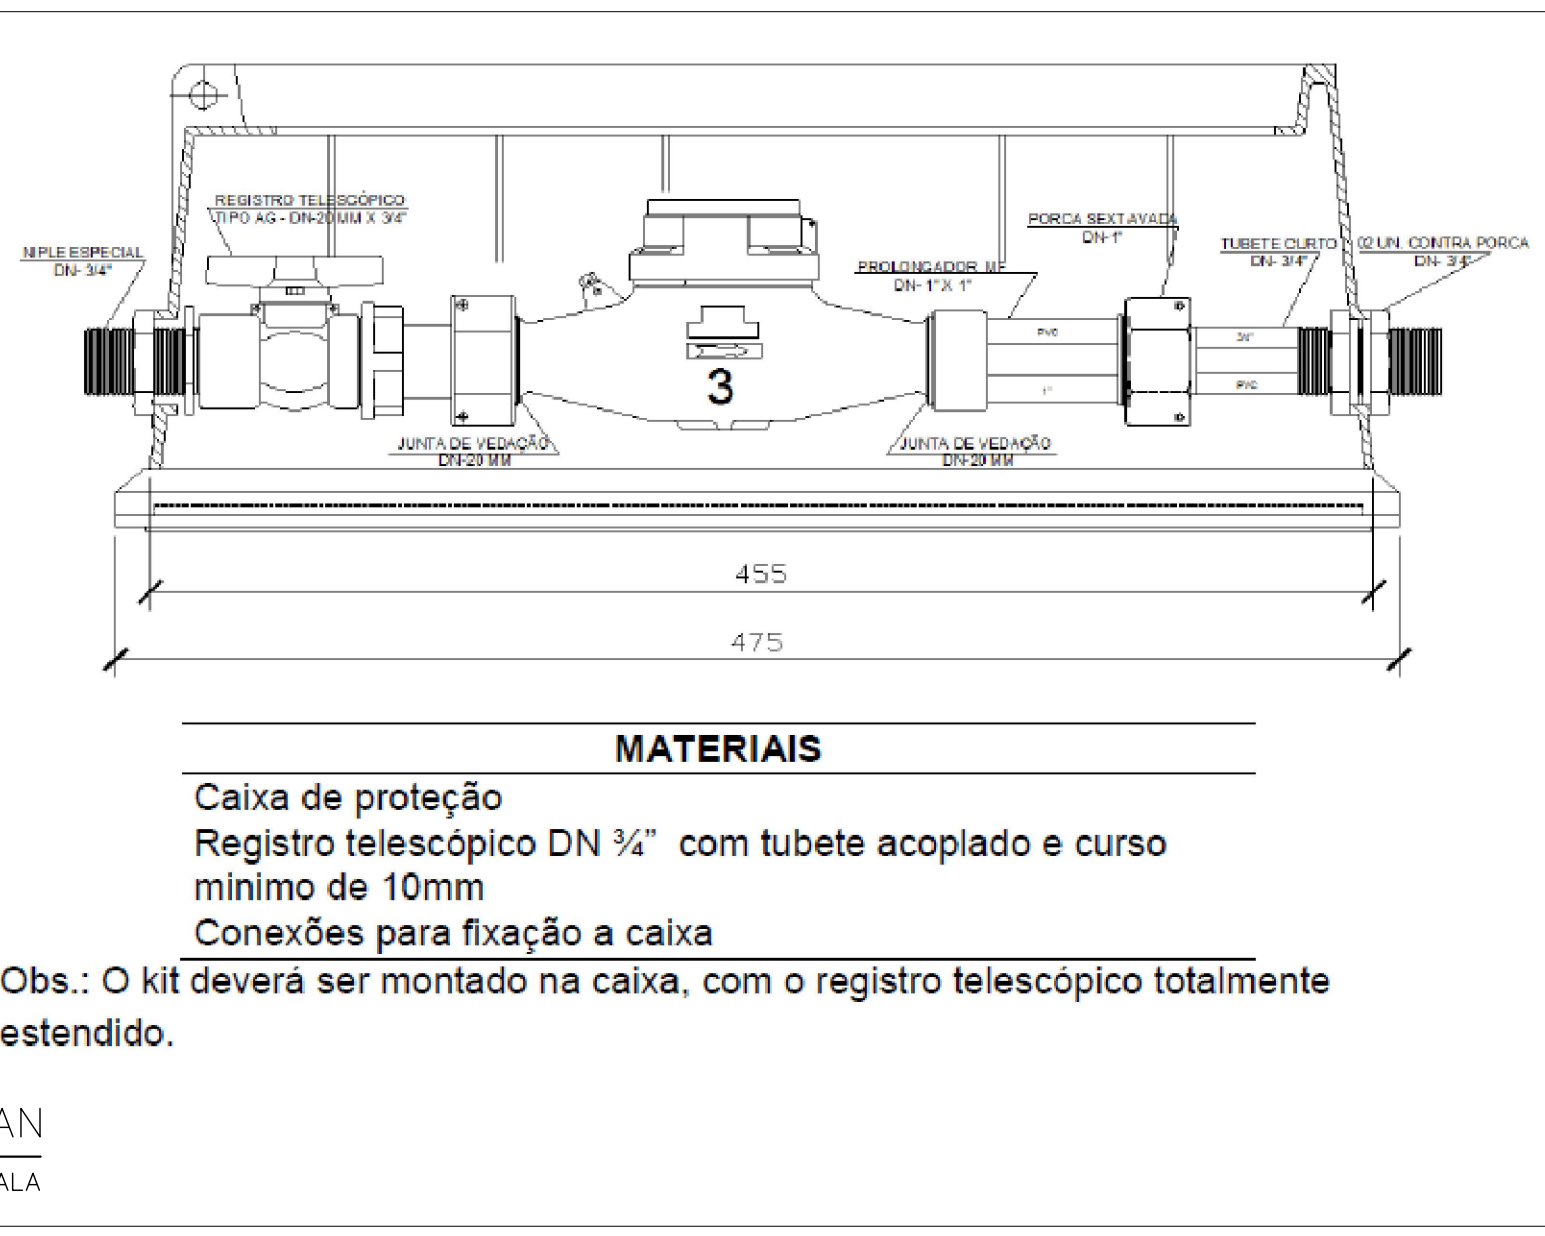
 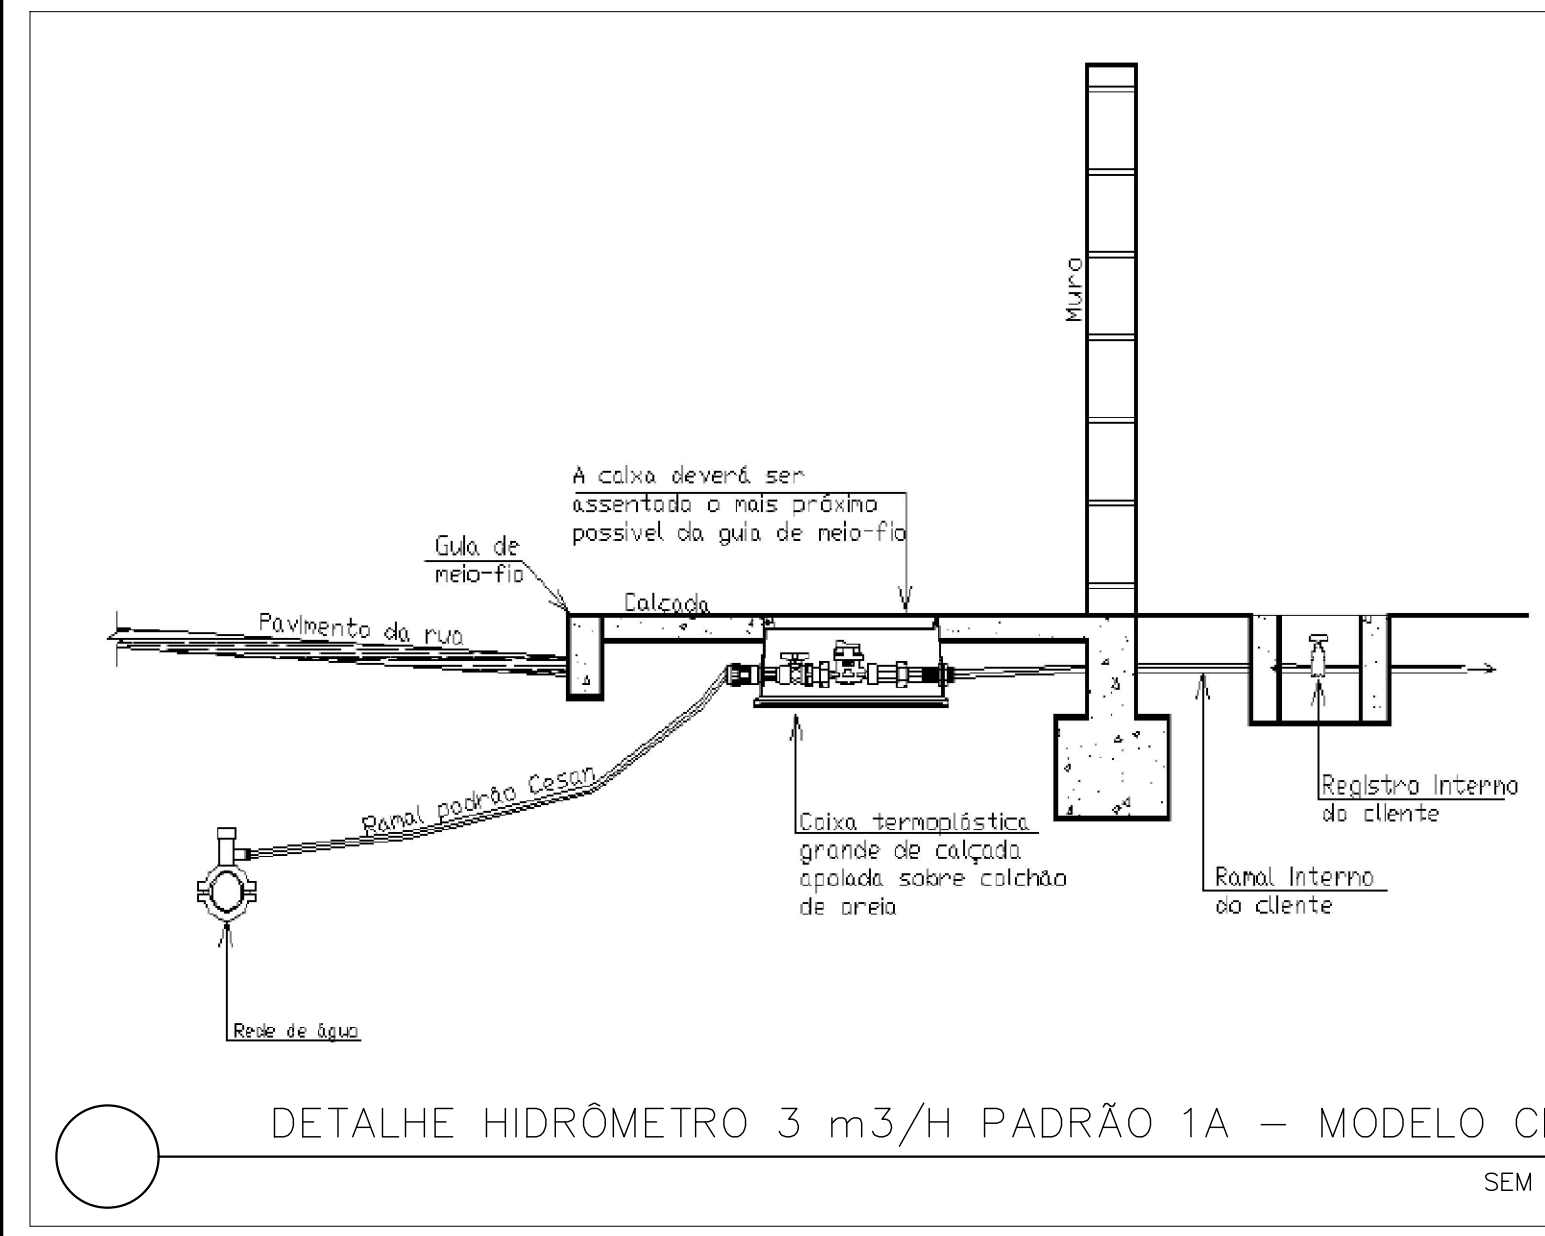
 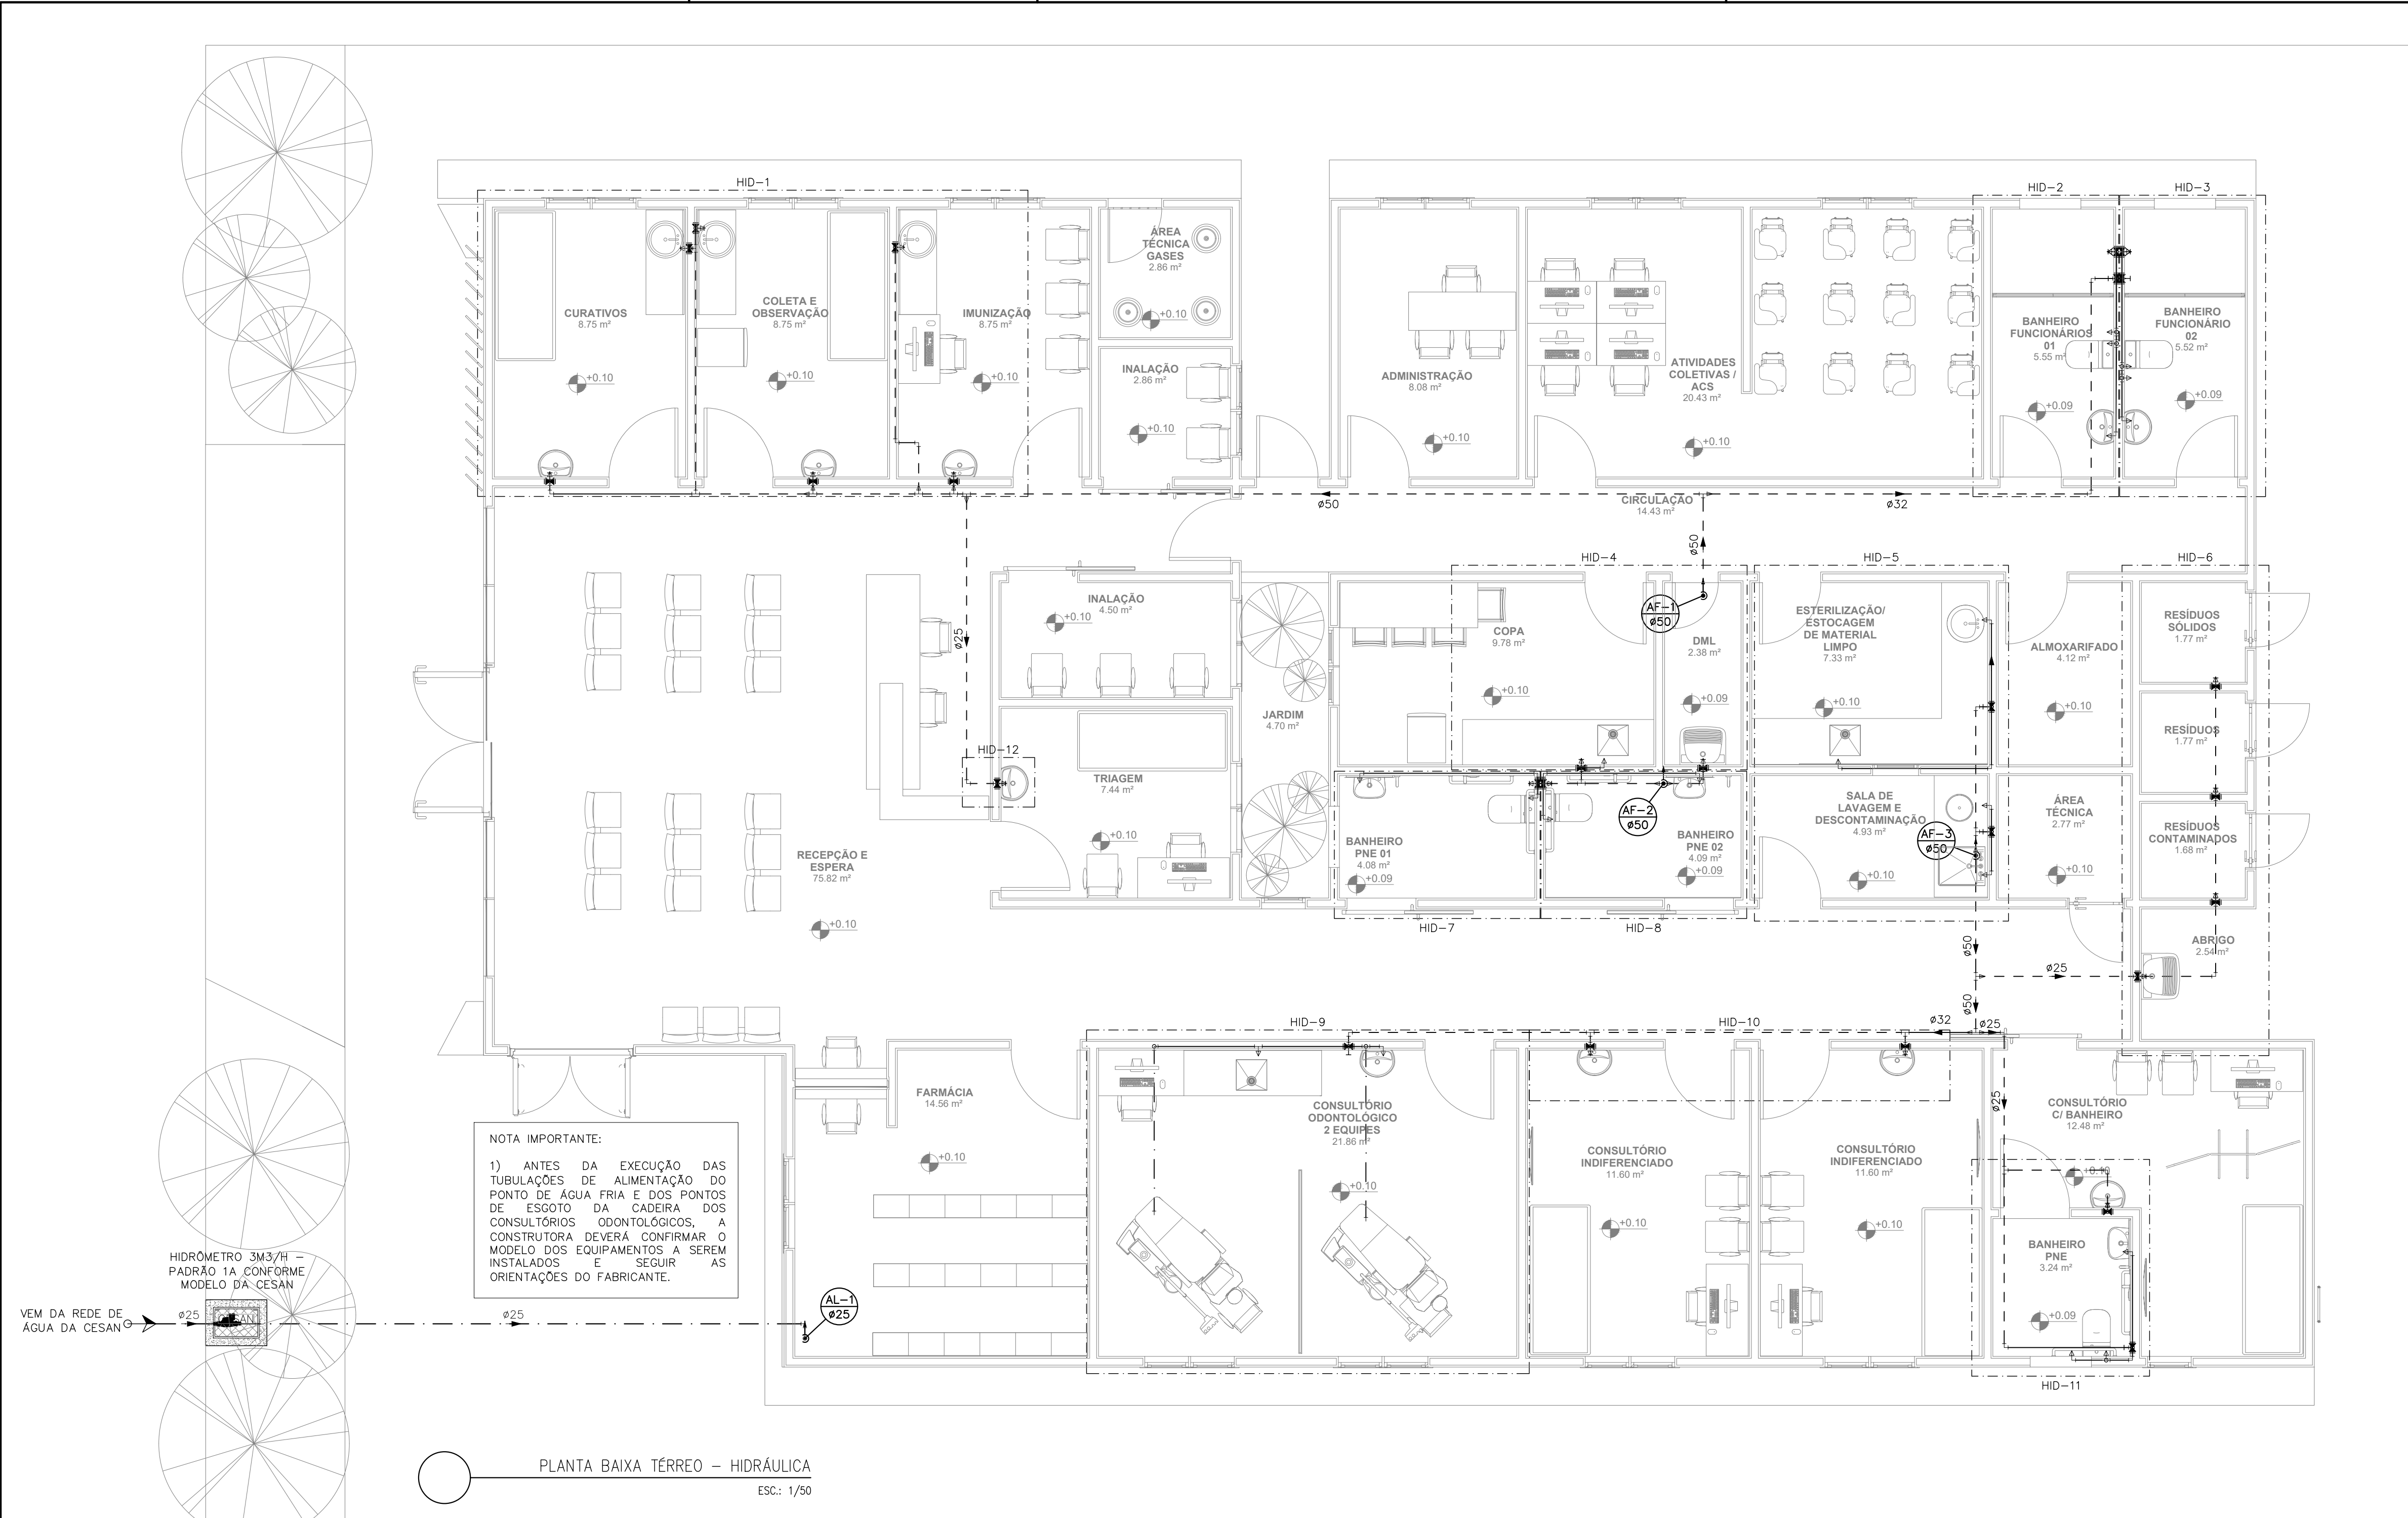
 




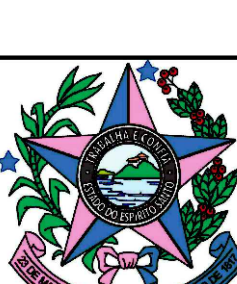


INDICAÇÕES DOS PONTOS DE CONSUMO			ALTURA DOS PONTOS (CM)
LEGENDA DAS INDICAÇÕES			
CH	CHUVEIRO – 25MM X 1/2"	210	
DH	DUCHA HIGIÊNICA – 25MM X 1/2"	50	
LV	LAVATÓRIO – 25MM – 1/2"	60	
PIA	PIA DE COZINHA – 25MM – 3/4"	60	
TLR	TANQUE DE LAVAR – 25MM – 3/4"	110	
VS	VASO SANITÁRIO C/ CAIXA ACOPLADA 25MM X 1/2"	20	
FI	PONTO PARA FILTRO – 25MM	130	
DEN	PONTO DE ÁGUA FRIA PARA CADEIRA DENTISTA – 20MM X 1/2"	--	
 RP	REGISTRO DE PRESSÃO – 25MM – 3/4"	110	
 RG	REGISTRO DE GAVETA C/ CANOPLA CROMADA	180	
 RG	REGISTRO DE GAVETA BRUTO	VAR.	
AL	COLUNA DE ALIMENTAÇÃO	--	
AF	COLUNA DE ÁGUA FRIA	--	
 AL-XX VAR.	INDICAÇÃO DE TUBO DE ALIMENTAÇÃO SUBINDO	--	
 AL-XX VAR.	INDICAÇÃO DE TUBO DE ALIMENTAÇÃO DESCENDO	--	
 AL-XX VAR.	INDICAÇÃO DE TUBO DE ALIMENTAÇÃO PASSANDO	--	
 AF-XX VAR.	INDICAÇÃO DE TUBO DE ÁGUA FRIA SUBINDO	--	
 AF-XX VAR.	INDICAÇÃO DE TUBO DE ÁGUA FRIA DESCENDO	--	
 AF-XX VAR.	INDICAÇÃO DE TUBO DE ÁGUA FRIA PASSANDO	--	
LEGENDA DAS TUBULAÇÕES DE ÁGUA FRIA			
 TUBO PVC SOLDÁVEL MARROM EMBUTIDO NA PAREDE OU SOBRE A LAJE DE PISO			
 TUBO PVC SOLDÁVEL MARROM SOB O PISO			
 TUBO PVC SOLDÁVEL MARROM PELO TETO (ENTRE FORRO E LAJE) – ÁGUA FRIA			
OS DIMENSIONAMENTOS DESTES PROJETO FORAM BASEADOS NAS NORMAS:			
1) NBR 5626/2020 – SISTEMAS PREDIAIS DE ÁGUA FRIA E ÁGUA QUENTE -- PROJETO, EXECUÇÃO, OPERAÇÃO E MANUTENÇÃO;			
2) NBR 8160/1999 – SISTEMAS PREDIAIS DE ESGOTO SANITÁRIO – PROJETO E EXECUÇÃO;			
3) NBR 10844/1989 – INSTALAÇÕES PREDIAIS DE ÁGUA PLUVIAL;			
4) NBR 15569/2020 – SISTEMA DE AQUECIMENTO SOLAR DE ÁGUA EM CIRCUITO DIRETO – REQUISITOS DE PROJETO E INSTALAÇÃO.			
NOTAS E CUIDADOS NAS INSTALAÇÕES HIDRÁULICAS:			
01- TODOS OS TUBOS APARENTES (NÃO EMBUTIDOS NA ALVENARIA) SERÃO FIXADOS COM FITAS METÁLICAS ADEQUADAS;			
02- TODAS AS CONEXÕES NOS PONTOS DE SAÍDA DE ÁGUA, SERÃO COM BUCHA DE LATÃO;			
03- EM INSTALAÇÃO PREDIAL DE ÁGUA FRIA ABASTECIDA COM ÁGUA NÃO POTÁVEL, TODAS AS TUBULAÇÕES, RESERVATÓRIOS E PONTOS DE UTILIZAÇÃO DEVEM SER ADEQUADAMENTE IDENTIFICADOS ATRAVÉS DE SÍMBOLOS E CORES, E DEVEM ADVERTIR OS USUÁRIOS COM A SEGUINTE INFORMAÇÃO: "ÁGUA NÃO POTÁVEL";			
04- NOS CASOS ONDE HÁ NECESSIDADE DE ATRAVESSAR PAREDES OU PISOS ATRAVÉS DE SUA ESPESSURA, DEVEM SER ESTUDADAS FORMAS DE PERMITIR A MOVIMENTAÇÃO DA TUBULAÇÃO, EM RELAÇÃO ÀS PRÓPRIAS PAREDES OU PISOS, PELO USO DE CAMISAS OU OUTRO MEIO, IGUALMENTE EFICAZ;			
05- A INSTALAÇÃO DE TUBULAÇÕES NO INTERIOR DE PAREDES OU PISOS (TUBULAÇÃO RECOBERTA OU EMBUTIDA) DEVE CONSIDERAR DUAS QUESTÕES BÁSICAS: MANUTENÇÃO E A MOVIMENTAÇÃO DAS TUBULAÇÕES EM RELAÇÃO ÀS PAREDES OU AOS PISOS. NO QUE SE REFERE À MOVIMENTAÇÃO, EM ESPECIAL, HÁ QUE SE PRESERVAR A INTEGRIDADE FÍSICA E FUNCIONAL DAS TUBULAÇÕES FRENTE AOS DESLOCAMENTOS PREVISTOS DAS PAREDES OU DOS PISOS;			
06- O TUBO DE SUSPIRO DO BARRILETE DEVERÁ SER PROVEDO DE TELA COM MALHA FINA (#0,5mm) EM SUA EXTREMIDADE;			
07- O TUBO DO EXTRATOR DEVERÁ LANÇAR A ÁGUA EM QUEDA LIVRE EM LOCAL VISÍVEL E DEVERÁ POSSUIR EM SUA EXTREMIDADE, TELA EM MALHA FINA (0,5mm);			
08- AS TUBULAÇÕES DEVERÃO SEGUIR O SEGUINTE PADRÃO DE CORES: VERDE-ÁGUA FRIA, LARANJA-ÁGUA QUENTE, MARRON-ÁGUA PLUVIAL, PRETO-ESGOTO E AMARELO-GÁS;			
09- SOMENTE PARA OS CASOS ONDE HÁ TUBULAÇÃO PASSANDO PELA CASA DE MÁQUINAS DOS ELEVADORES: "AS TUBULAÇÕES QUE ESTÃO PASSANDO DENTRO DA CASA DE MÁQUINAS DOS ELEVADORES SERÃO CONVENIENTEMENTE PROTEGIDAS CONTRA IMPACTOS ACIDENTAIS, ATENDENDO AS EXIGÊNCIAS DA NBR NM207/1999";			
10- OS MATERIAIS E SISTEMAS UTILIZADOS NA IMPERMEABILIZAÇÃO DE RESERVATÓRIOS OU DE OUTROS COMPONENTES DEVEM PRESERVAR A POTABILIDADE DA ÁGUA;			
11- NOS RESERVATÓRIOS EM QUE HÁ RESERVA DE ÁGUA PARA OUTRAS FINALIDADES, COMO É O CASO DE RESERVA PARA COMBATE A INCÊNDIOS, DEVE HAVER ESPECIAL CUIDADO COM ESTA EXIGÊNCIA;			
12- AS ALTURAS DOS PONTOS SÃO EM RELAÇÃO AO PISO ACABADO.			

		GOVERNO DO ESTADO DO ESPÍRITO SANTO		
SECRETARIA DE ESTADO DA SAÚDE DO ESPÍRITO SANTO-SESA				
SUBSECRETARIA DE ESTADO DE ADMINISTRAÇÃO E FINANCIAMENTO DE ATENÇÃO À SAÚDE - SFAFAS				
PLANO DECENAL DE ATENÇÃO PRIMÁRIA À SAÚDE - APS+10				
EMPREENHIMENTO:				
APS - UNIDADE DE ATENÇÃO PRIMÁRIA À SAÚDE				
PROJETO:				
1 ESF - UNIDADE DE 1 EQUIPE				
LOCAL:				
PROJETO PADRÃO - TIPO 1				
SECRETÁRIO DA SESA:		DISCIPLINA:		
NÉSIO FERNANDES DE MEDEIROS JÚNIOR		PROJETO HIDROSSANITÁRIO		
SUBSECRETÁRIO DA SFAFAS:		FASE:		
ERICO SANGIORGIO		PROJETO EXECUTIVO		
GERENTE DA GEAT:				
ANDRÉ LAMAS VAREJÃO				
AUTOR DO PROJETO:		CAU (RESP): A31483-8		
CARLOS COELHO JÚNIOR		CREA (EMPRESA): ES-15617		
TÍTULO: PLANTA BAIXA TÉRREO - HIDRÁULICA				
DATA:	ESCALA:	FORMATO:	UNIDADE:	FRANCHA:
15/09/2022	INDICADA	A1	METROS	01/07

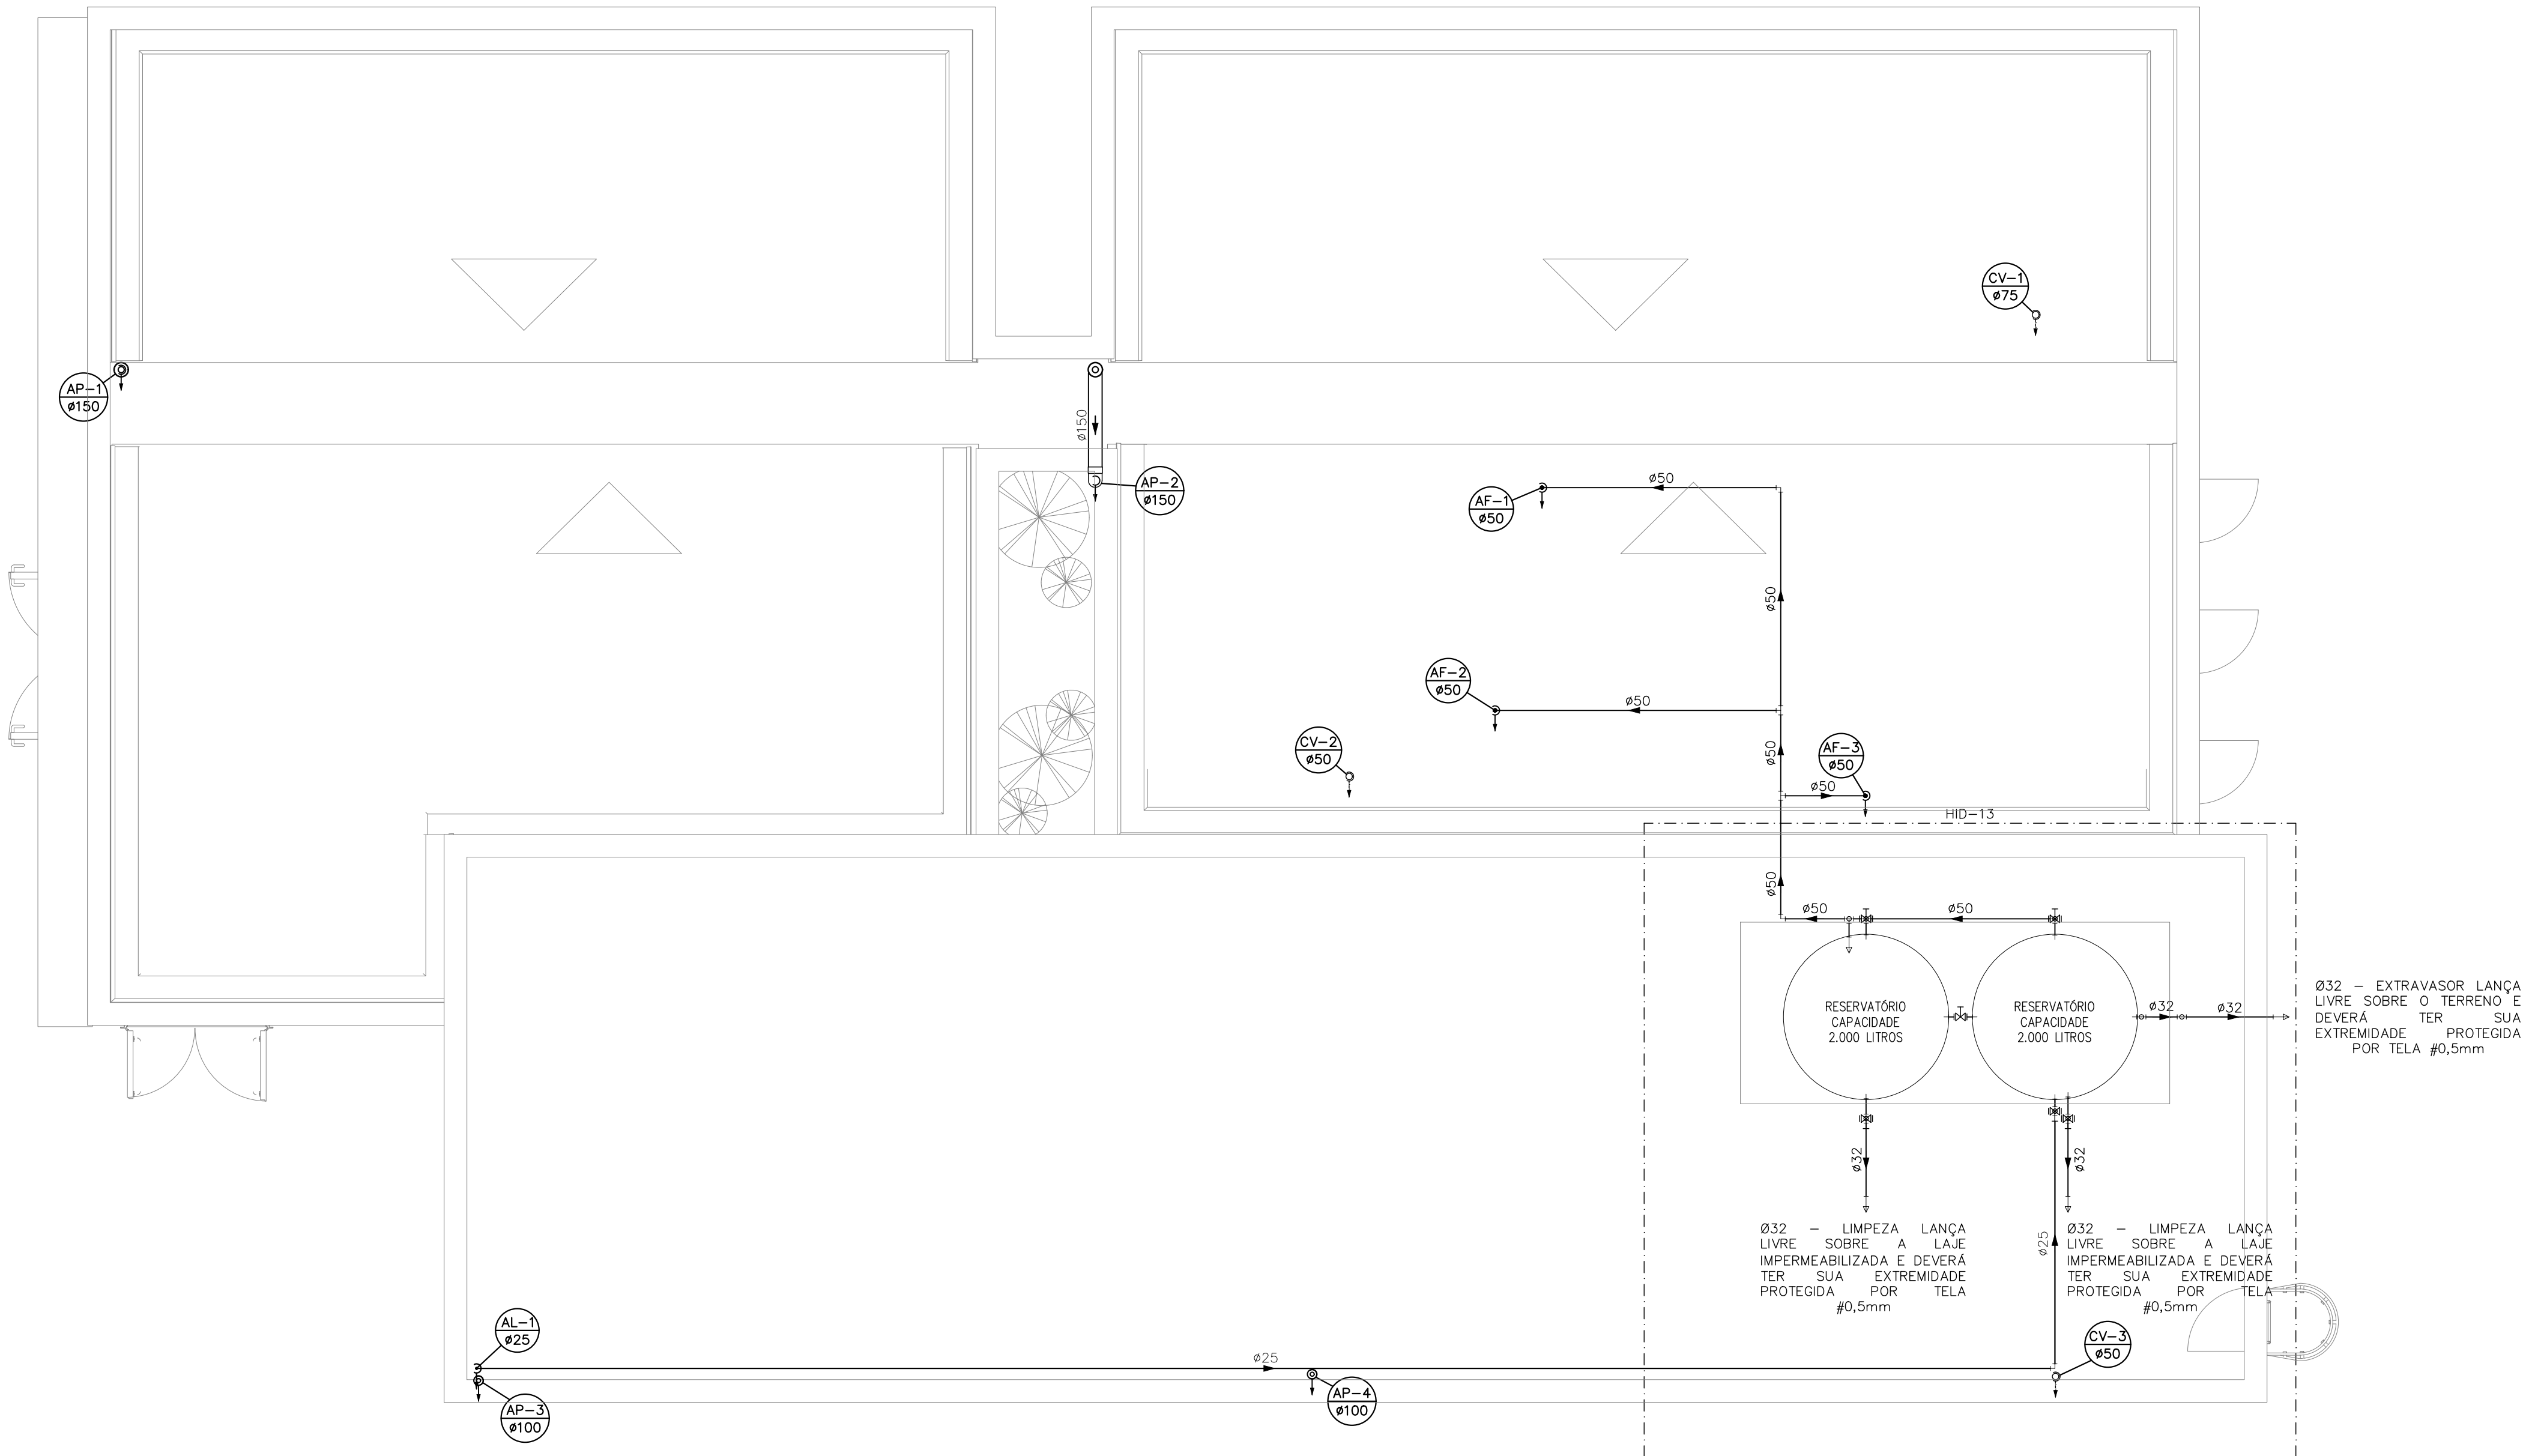

PLANTA COBERTURA - HIDROSSANITÁRIA
ESC.: 1/50

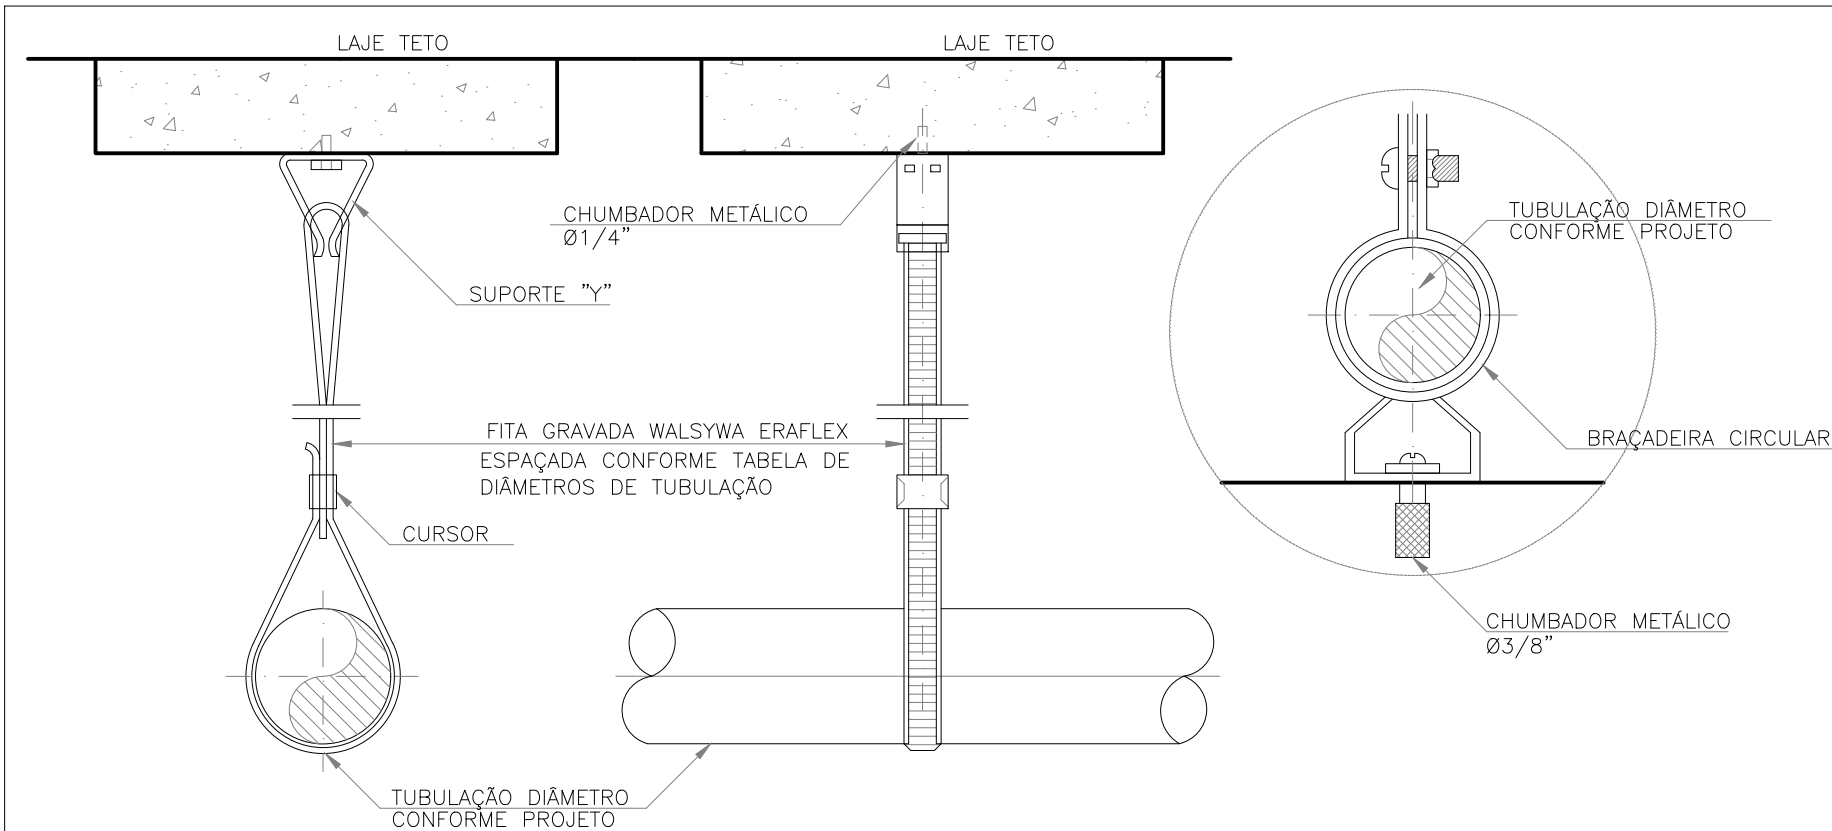

DETALHE DE FIXAÇÃO DE TUBULAÇÃO
SEM ESCALA

Bitolas DE (mm)	Tubos Soldáveis (m)
20	0,9
25	1,0
32	1,1
40	1,3
50	1,5
60	1,7
75	1,9
85	2,1
110	2,5

INDICAÇÕES DOS PONTOS DE CONSUMO		
LEGENDA DAS INDICAÇÕES		ALTURA DOS PONTOS (CM)
CH	CHUVEIRO - 25MM X 1/2"	210
DH	DUCHA HIGIÊNICA - 25MM X 1/2"	50
LV	LAVATÓRIO - 25MM - 1/2"	60
PIA	PIA DE COZINHA - 25MM - 3/4"	60
TLR	TANQUE DE LAVAR - 25MM - 3/4"	110
VS	VASO SANITÁRIO C/ CAIXA ACOPLADA 25MM X 1/2"	20
FI	PONTO PARA FILTRO - 25MM	130
DEN	PONTO DE ÁGUA FRIA PARA CADEIRA DENTISTA - 20MM X 1/2"	--
RP	REGISTRO DE PRESSÃO - 25MM - 3/4"	110
RG	REGISTRO DE GAVETA C/ CANOPLA CROMADA	180
RG	REGISTRO DE GAVETA BRUTO	VAR.
AL	COLUNA DE ALIMENTAÇÃO	--
AF	COLUNA DE ÁGUA FRIA	--
AL-XX VAR.	INDICAÇÃO DE TUBO DE ALIMENTAÇÃO SUBINDO	--
AL-XX VAR.	INDICAÇÃO DE TUBO DE ALIMENTAÇÃO DESCENDO	--
AL-XX VAR.	INDICAÇÃO DE TUBO DE ALIMENTAÇÃO PASSANDO	--
AF-XX VAR.	INDICAÇÃO DE TUBO DE ÁGUA FRIA SUBINDO	--
AF-XX VAR.	INDICAÇÃO DE TUBO DE ÁGUA FRIA DESCENDO	--
AF-XX VAR.	INDICAÇÃO DE TUBO DE ÁGUA FRIA PASSANDO	--

LEGENDA DAS TUBULAÇÕES DE ÁGUA FRIA		
---	/---	TUBO PVC SOLDÁVEL MARROM EMBUTIDO NA PAREDE OU SOBRE A LAJE DE PISO
---	/---	TUBO PVC SOLDÁVEL MARROM SOB O PISO
---	/---	TUBO PVC SOLDÁVEL MARROM PELO TETO (ENTRE FORRO E LAJE) - ÁGUA FRIA

OS DIMENSIONAMENTOS DESTES PROJETOS FORAM BASEADOS NAS NORMAS:
1) NBR 5626/2020 - SISTEMAS PREDIAIS DE ÁGUA FRIA E ÁGUA QUENTE - PROJETO, EXECUÇÃO, OPERAÇÃO E MANUTENÇÃO;
2) NBR 8160/1989 - SISTEMAS PREDIAIS DE ESGOTO SANITÁRIO - PROJETO E EXECUÇÃO;
3) NBR 10844/1989 - INSTALAÇÕES PREDIAIS DE ÁGUA PLUVIAL;
4) NBR 15569/2020 - SISTEMA DE AQUECIMENTO SOLAR DE ÁGUA EM CIRCUITO DIRETO - REQUISITOS DE PROJETO E INSTALAÇÃO.

NOTAS E CUIDADOS NAS INSTALAÇÕES HIDRÁULICAS:
01- TODOS OS TUBOS APARENTES (NÃO EMBUTIDOS NA ALVENARIA) SERÃO FIXADOS COM FITAS METÁLICAS ADEQUADAS;
02- TODAS AS CONEXÕES NOS PONTOS DE SAÍDA DE ÁGUA, SERÃO COM BUCHA DE LATÃO;
03- EM INSTALAÇÃO PREDIAL DE ÁGUA FRIA ABASTECIDA COM ÁGUA NÃO POTÁVEL, TODAS AS TUBULAÇÕES, RESERVATÓRIOS E PONTOS DE UTILIZAÇÃO DEVEM SER ADEQUADAMENTE IDENTIFICADOS ATRAVÉS DE SÍMBOLOS E CORES, E DEVEM ADVERTIR OS USUÁRIOS COM A SEGUINTE INFORMAÇÃO: "ÁGUA NÃO POTÁVEL";
04- NOS CASOS ONDE HÁ NECESSIDADE DE ATRAVESSAR PAREDES OU PISOS ATRAVÉS DE SUA ESPESSURA, DEVEM SER ESTUDADAS FORMAS DE PERMITIR A MOVIMENTAÇÃO DA TUBULAÇÃO, EM RELAÇÃO ÀS PRÓPRIAS PAREDES OU PISOS, PELO USO DE CAMISAS OU OUTRO MEIO, IGUALMENTE EFICAZ;
05- A INSTALAÇÃO DE TUBULAÇÕES NO INTERIOR DE PAREDES OU PISOS (TUBULAÇÃO RECOBERTA OU EMBUTIDA) DEVE CONSIDERAR DUAS QUESTÕES BÁSICAS: MANUTENÇÃO E A MOVIMENTAÇÃO DAS TUBULAÇÕES EM RELAÇÃO ÀS PAREDES OU AOS PISOS. NO QUE SE REFERE À MOVIMENTAÇÃO, EM ESPECIAL, HÁ QUE SE PRESERVAR A INTEGRIDADE FÍSICA E FUNCIONAL DAS TUBULAÇÕES FRENTE AOS DESLOCAMENTOS PREVISTOS DAS PAREDES OU DOS PISOS;
06- O TUBO DE SUSPIRO DO BARRILETE DEVERÁ SER PROVIDO DE TELA COM MALHA FINA (#0,5mm) EM SUA EXTREMIDADE;
07- O TUBO DO EXTRAVASOR DEVERÁ LANÇAR A ÁGUA EM QUEDA LIVRE EM LOCAL VISÍVEL E DEVERÁ POSSUIR EM SUA EXTREMIDADE, TELA EM MALHA FINA (0,5mm);
08- AS TUBULAÇÕES DEVERÃO SEGUIR O SEGUINTE PADRÃO DE CORES: VERDE-ÁGUA FRIA, LARANJA-ÁGUA QUENTE, MARROM-ÁGUA PLUVIAL, PRETO-ESGOTO E AMARELO-GÁS;
09- SOMENTE PARA OS CASOS ONDE HÁ TUBULAÇÃO PASSANDO PELA CASA DE MÁQUINAS DOS ELEVADORES: "AS TUBULAÇÕES QUE ESTÃO PASSANDO DENTRO DA CASA DE MÁQUINAS DOS ELEVADORES SERÃO CONVENIENTEMENTE PROTEGIDAS CONTRA IMPACTOS ACIDENTAIS, ATENDENDO AS EXIGÊNCIAS DA NBR NM207/1999";
10- OS MATERIAIS E SISTEMAS UTILIZADOS NA IMPERMEABILIZAÇÃO DE RESERVATÓRIOS OU DE OUTROS COMPONENTES DEVEM PRESERVAR A POTABILIDADE DA ÁGUA;
11- NOS RESERVATÓRIOS EM QUE HÁ RESERVA DE ÁGUA PARA OUTRAS FINALIDADES, COMO É O CASO DE RESERVA PARA COMBATE A INCÊNDIO, DEVE HAVER ESPECIAL CUIDADO COM ESTA EXIGÊNCIA;
12- AS ALTURAS DOS PONTOS SÃO EM RELAÇÃO AO PISO ACABADO.




GOVERNO DO ESTADO DO ESPÍRITO SANTO
SECRETARIA DE ESTADO DA SAÚDE DO ESPÍRITO SANTO-SESA

SUBSECRETARIA DE ESTADO DE ADMINISTRAÇÃO E FINANCIAMENTO DE ATENÇÃO À SAÚDE - SSASFAS

PLANO DECENAL DE ATENÇÃO PRIMÁRIA À SAÚDE - APS+10

EMPREENHIMENTO:		APS - UNIDADE DE ATENÇÃO PRIMÁRIA À SAÚDE	
PROJETO:		1 ESF - UNIDADE DE 1 EQUIPE	
LOCAL:		PROJETO PADRÃO - TIPO 1	
SECRETÁRIO DA SESA:		DISCIPLINA:	
NÉSIO FERNANDES DE MEDEIROS JÚNIOR		PROJETO HIDROSSANITÁRIO	
SUBSECRETARIO DA SSFAS:		FASE:	
ERICO SANGIORGIO		PROJETO EXECUTIVO	
GERENTE DA GEAT:			
ANDRÉ LAMAS VAREJÃO			
AUTOR DO PROJETO:		CAU (RESP): A31483-8	
CARLOS COELHO JÚNIOR		CREA (EMPRESA): ES-15617	
TÍTULO:		PLANTA COBERTURA - HIDRÁULICA	
DATA:	ESCALA:	FORMATO:	UNIDADE:
SETEMBRO/2022	INDICADA	A1	METROS
FRANCHA:			02/07

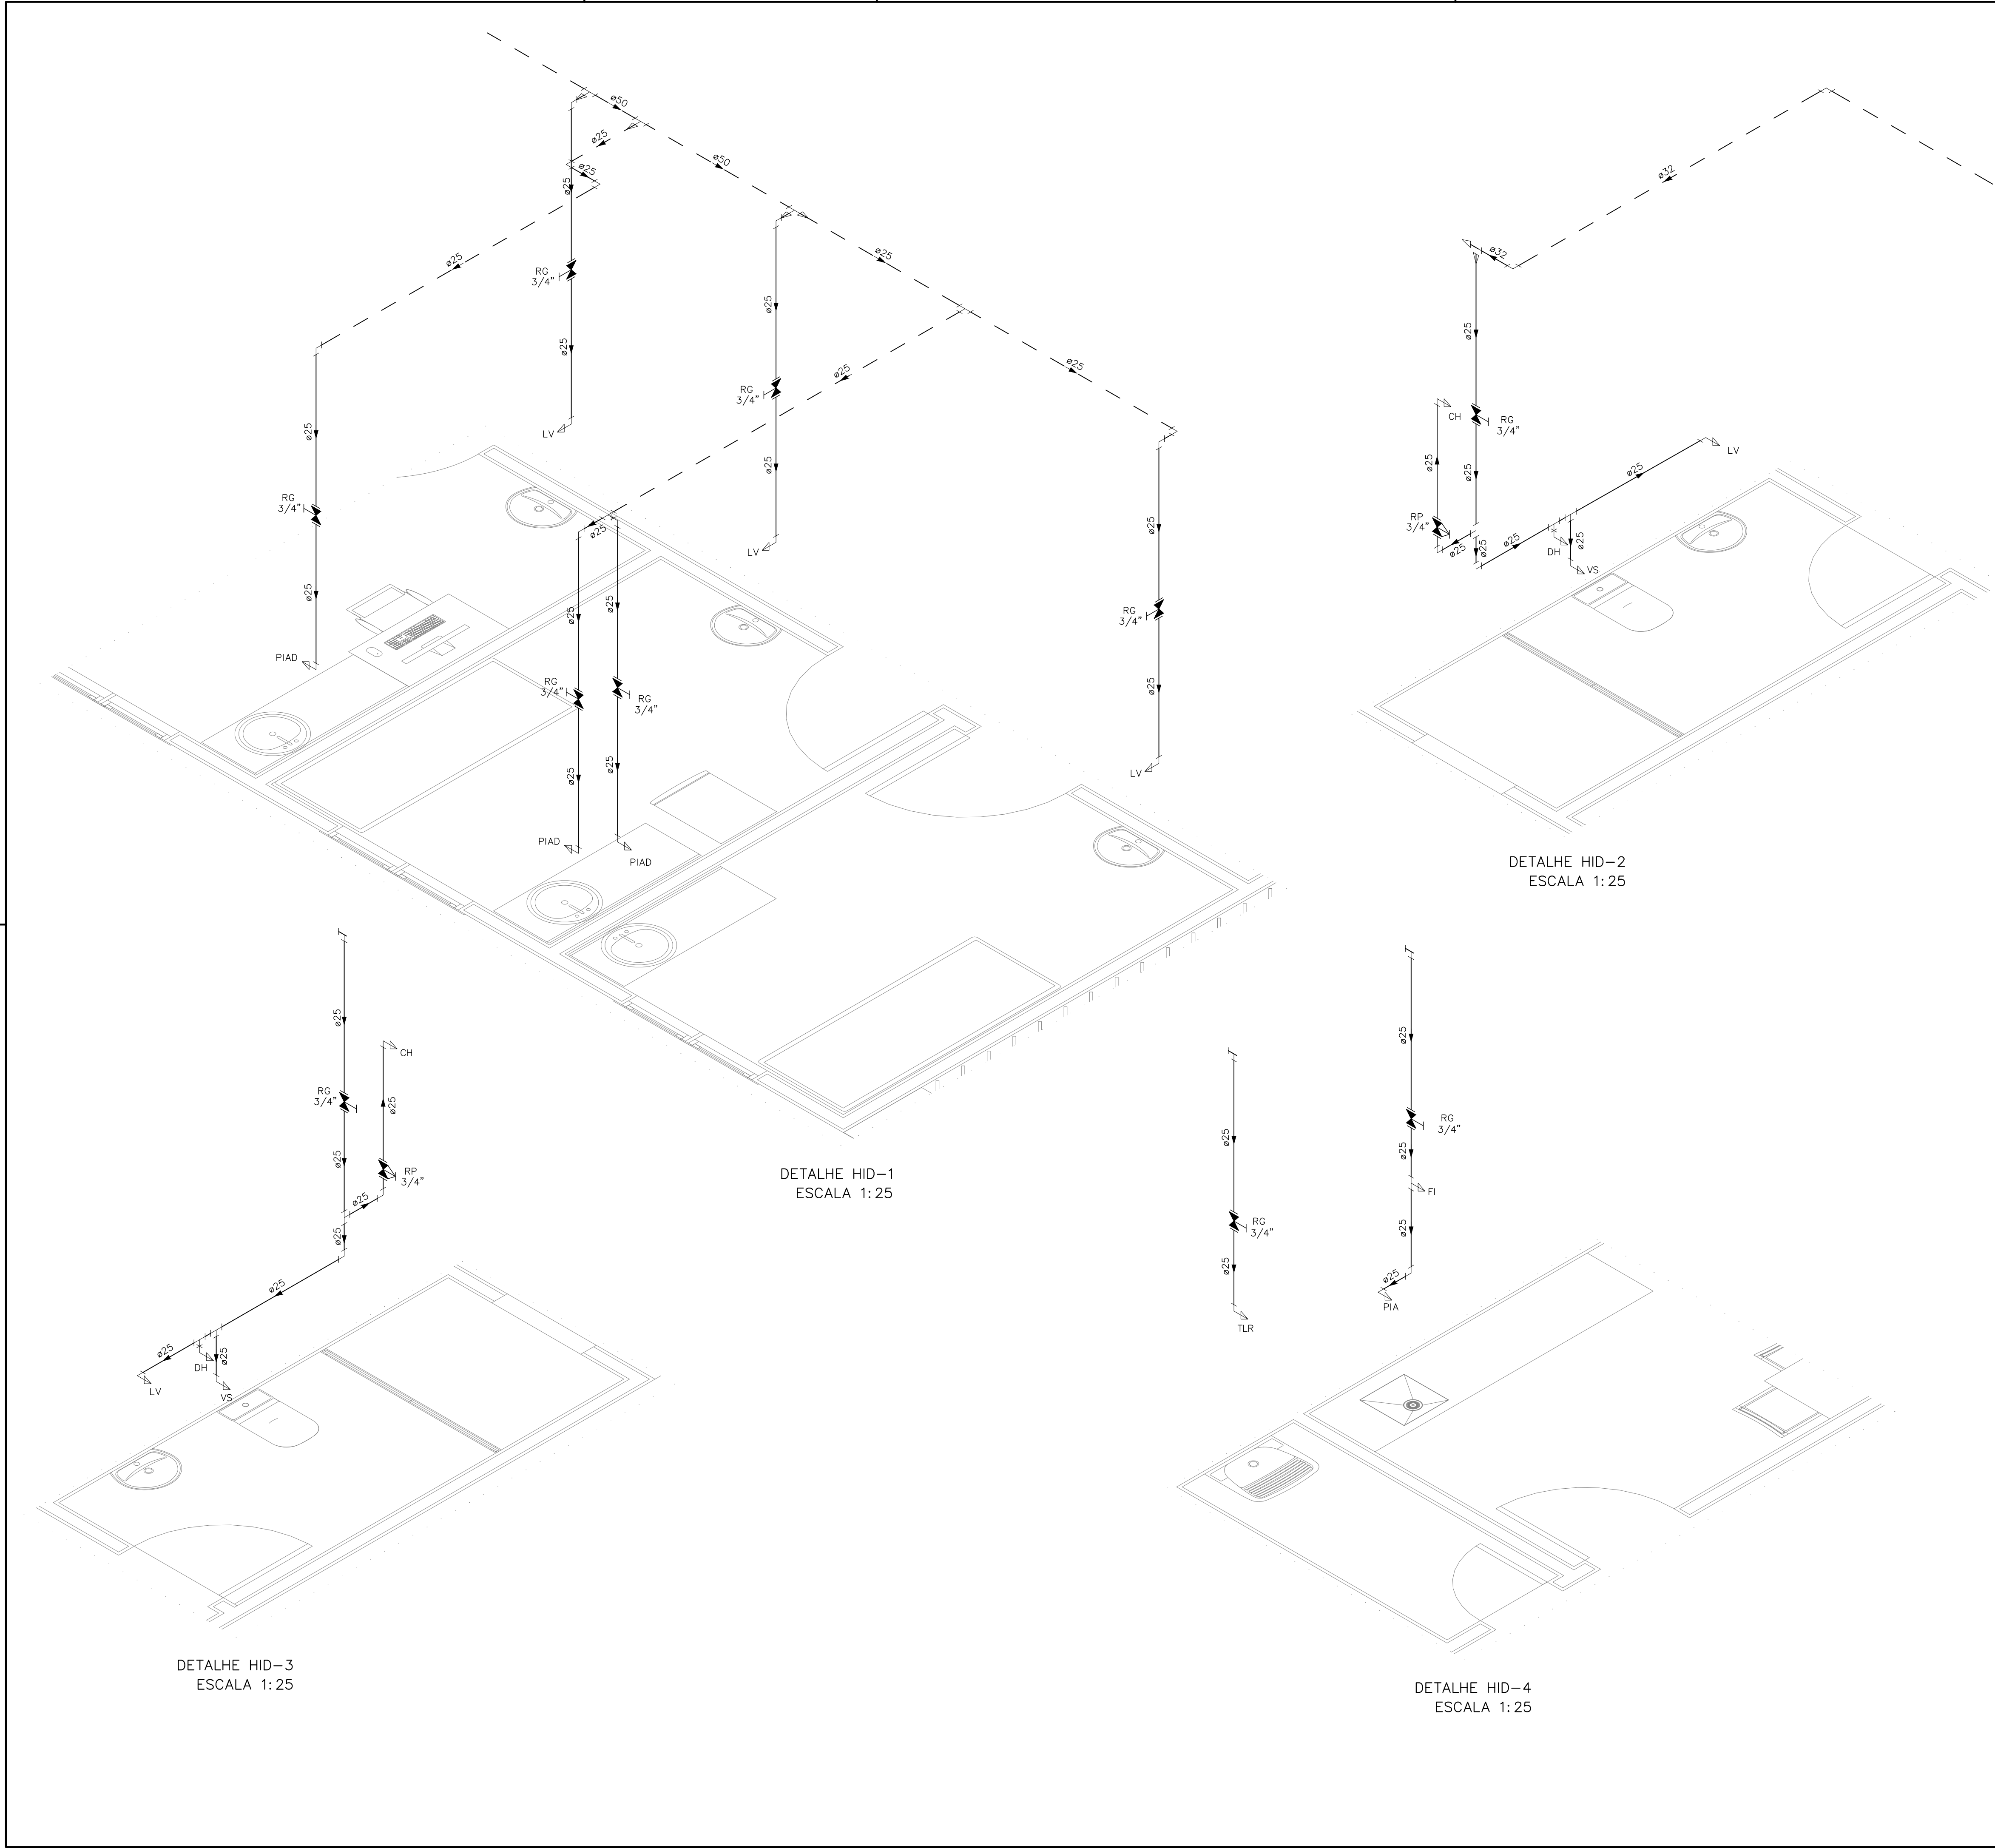

INDICAÇÕES DOS PONTOS DE CONSUMO		
LEGENDA DAS INDICAÇÕES		ALTURA DOS PONTOS (CM)
CH	CHUVEIRO – 25MM X 1/2"	210
DH	DUCHA HIGIÊNICA – 25MM X 1/2"	50
LV	LAVATÓRIO – 25MM – 1/2"	60
PIA	PIA DE COZINHA – 25MM – 3/4"	60
TLR	TANQUE DE LAVAR – 25MM – 3/4"	110
VS	VASO SANITÁRIO C/ CAIXA ACOPLADA 25MM X 1/2"	20
FI	PONTO PARA FILTRO – 25MM	130
DEN	PONTO DE ÁGUA FRIA PARA CADEIRA DENTISTA – 20MM X 1/2"	---
RP	REGISTRO DE PRESSÃO – 25MM – 3/4"	110
RG	REGISTRO DE GAVETA C/ CANOPLA CROMADA	180
RG	REGISTRO DE GAVETA BRUTO	VAR.
AL	COLUNA DE ALIMENTAÇÃO	---
AF	COLUNA DE ÁGUA FRIA	---
AL-XX VAR.	↑	INDICAÇÃO DE TUBO DE ALIMENTAÇÃO SUBINDO
AL-XX VAR.	↓	INDICAÇÃO DE TUBO DE ALIMENTAÇÃO DESCENDO
AL-XX VAR.	↕	INDICAÇÃO DE TUBO DE ALIMENTAÇÃO PASSANDO
AF-XX VAR.	↑	INDICAÇÃO DE TUBO DE ÁGUA FRIA SUBINDO
AF-XX VAR.	↓	INDICAÇÃO DE TUBO DE ÁGUA FRIA DESCENDO
AF-XX VAR.	↕	INDICAÇÃO DE TUBO DE ÁGUA FRIA PASSANDO

LEGENDA DAS TUBULAÇÕES DE ÁGUA FRIA		
——— / ———	TUBO PVC SOLDÁVEL MARROM EMBUTIDO NA PAREDE OU SOBRE A LAJE DE PISO	
——— / ———	TUBO PVC SOLDÁVEL MARROM SOB O PISO	
----- / -----	TUBO PVC SOLDÁVEL MARROM PELO TETO (ENTRE FORRO E LAJE) – ÁGUA FRIA	

OS DIMENSIONAMENTOS DESTES PROJETO FORAM BASEADOS NAS NORMAS:

1) NBR 5626/2020 – SISTEMAS PREDIAIS DE ÁGUA FRIA E ÁGUA QUENTE. --- PROJETO, EXECUÇÃO, OPERAÇÃO E MANUTENÇÃO;

2) NBR 8160/1989 – SISTEMAS PREDIAIS DE ESGOTO SANITÁRIO – PROJETO E EXECUÇÃO;

3) NBR 10844/1989 – INSTALAÇÕES PREDIAIS DE ÁGUA PLUVIAL;

4) NBR 15569/2020 – SISTEMA DE AQUECIMENTO SOLAR DE ÁGUA EM CIRCUITO DIRETO – REQUISITOS DE PROJETO E INSTALAÇÃO.

NOTAS E CUIDADOS NAS INSTALAÇÕES HIDRÁULICAS:

01- TODOS OS TUBOS APARENTES (NÃO EMBUTIDOS NA ALVENARIA) SERÃO FIXADOS COM FITAS METÁLICAS ADEQUADAS;

02- TODAS AS CONEXÕES NOS PONTOS DE SAÍDA DE ÁGUA, SERÃO COM BUCHA DE LATÃO;

03- EM INSTALAÇÃO PREDIAL DE ÁGUA FRIA ABASTECIDA COM ÁGUA NÃO POTÁVEL, TODAS AS TUBULAÇÕES, RESERVATÓRIOS E PONTOS DE UTILIZAÇÃO DEVEM SER ADEQUADAMENTE IDENTIFICADOS ATRAVÉS DE SÍMBOLOS E CORES, E DEVEM ADVERTIR OS USUÁRIOS COM A SEGUINTE INFORMAÇÃO: "ÁGUA NÃO POTÁVEL";

04- NOS CASOS ONDE HÁ NECESSIDADE DE ATRAVESSAR PAREDES OU PISOS (TUBULAÇÃO RECOBERTA OU EMBUTIDA) DEVE SER ESTUDADAS FORMAS DE PERMITIR A MOVIMENTAÇÃO DA TUBULAÇÃO, EM RELAÇÃO ÀS PRÓPRIAS PAREDES OU PISOS, PELO USO DE CAMISAS OU OUTRO MEIO, IGUALMENTE EFICAZ;

05- A INSTALAÇÃO DE TUBULAÇÕES NO INTERIOR DE PAREDES OU PISOS (TUBULAÇÃO RECOBERTA OU EMBUTIDA) DEVE CONSIDERAR DUAS QUESTÕES BÁSICAS: MANUTENÇÃO E A MOVIMENTAÇÃO DAS TUBULAÇÕES EM RELAÇÃO ÀS PAREDES OU AOS PISOS. NO QUE SE REFERE À MOVIMENTAÇÃO, EM ESPECIAL, HÁ QUE SE PRESERVAR A INTEGRIDADE FÍSICA E FUNCIONAL DAS TUBULAÇÕES FRENTE AOS DESLOCAMENTOS PREVISTOS DAS PAREDES OU DOS PISOS;

06- O TUBO DE SUSPENSÃO DO BARRILETE DEVERÁ SER PROVEDO DE TELA COM MALHA FINA (#0,5mm) EM SUA EXTREMIDADE;

07- O TUBO DO EXTRAVASOR DEVERÁ LANÇAR A ÁGUA EM QUEDA LIVRE EM LOCAL VISÍVEL E DEVERÁ POSSUIR EM SUA EXTREMIDADE, TELA EM MALHA FINA (0,5mm);

08- AS TUBULAÇÕES DEVERÃO SEGUIR O SEGUINTE PADRÃO DE CORES: VERDE-ÁGUA FRIA, LARANJA-ÁGUA QUENTE, MARRON-ÁGUA PLUVIAL, PRETO-ESGOTO E AMARELO-GÁS;

09- SOMENTE PARA OS CASOS ONDE HÁ TUBULAÇÃO PASSANDO PELA CASA DE MÁQUINAS DOS ELEVADORES: "AS TUBULAÇÕES QUE ESTÃO PASSANDO DENTRO DA CASA DE MÁQUINAS DOS ELEVADORES SERÃO CONVENIENTEMENTE PROTEGIDAS CONTRA IMPACTOS ACIDENTAIS, ATENDENDO AS EXIGÊNCIAS DA NBR NM207/1999";

10- OS MATERIAIS E SISTEMAS UTILIZADOS NA IMPERMEABILIZAÇÃO DE RESERVATÓRIOS OU DE OUTROS COMPONENTES DEVEM PRESERVAR A POTABILIDADE DA ÁGUA;

11- NOS RESERVATÓRIOS EM QUE HÁ RESERVA DE ÁGUA PARA OUTRAS FINALIDADES, COMO É O CASO DE RESERVA PARA COMBATE A INCÊNDIOS, DEVE HAVER ESPECIAL CUIDADO COM ESTA EXIGÊNCIA;

12- AS ALTURAS DOS PONTOS SÃO EM RELAÇÃO AO PISO ACABADO.



GOVERNO DO ESTADO DO ESPÍRITO SANTO

SECRETARIA DE ESTADO DA SAÚDE DO ESPÍRITO SANTO-SESA

SUBSECRETARIA DE ESTADO DE ADMINISTRAÇÃO E FINANCIAMENTO DE ATENÇÃO À SAÚDE - SSAFE

PLANO DECENAL DE ATENÇÃO PRIMÁRIA À SAÚDE - APS+10

EMPREENHIMENTO:

APS - UNIDADE DE ATENÇÃO PRIMÁRIA À SAÚDE

PROJETO:

1 ESF - UNIDADE DE 1 EQUIPE

LOCAL:

PROJETO PADRÃO - TIPO 1

SECRETÁRIO DA SESA:

NÉSIO FERNANDES DE MEDEIROS JÚNIOR

DISCIPLINA:

PROJETO HIDROSSANITÁRIO

SUBSECRETÁRIO DA SSAFE:

ERICO SANGIORGIO

FASE:

PROJETO EXECUTIVO

GERENTE DA GEAT:

ANDRÉ LAMAS VAREJÃO



AUTOR DO PROJETO:

CARLOS COELHO JÚNIOR

CAU (RESP): A31483-8

CREA (EMPRESA): ES-15617

TÍTULO:

DETALHES ISOMÉTRICOS

DATA:

SETEMBRO/2022

ESCALA:

INDICADA

FORMATO:


A1

UNIDADE:

METROS

FRANCHA:

03/07

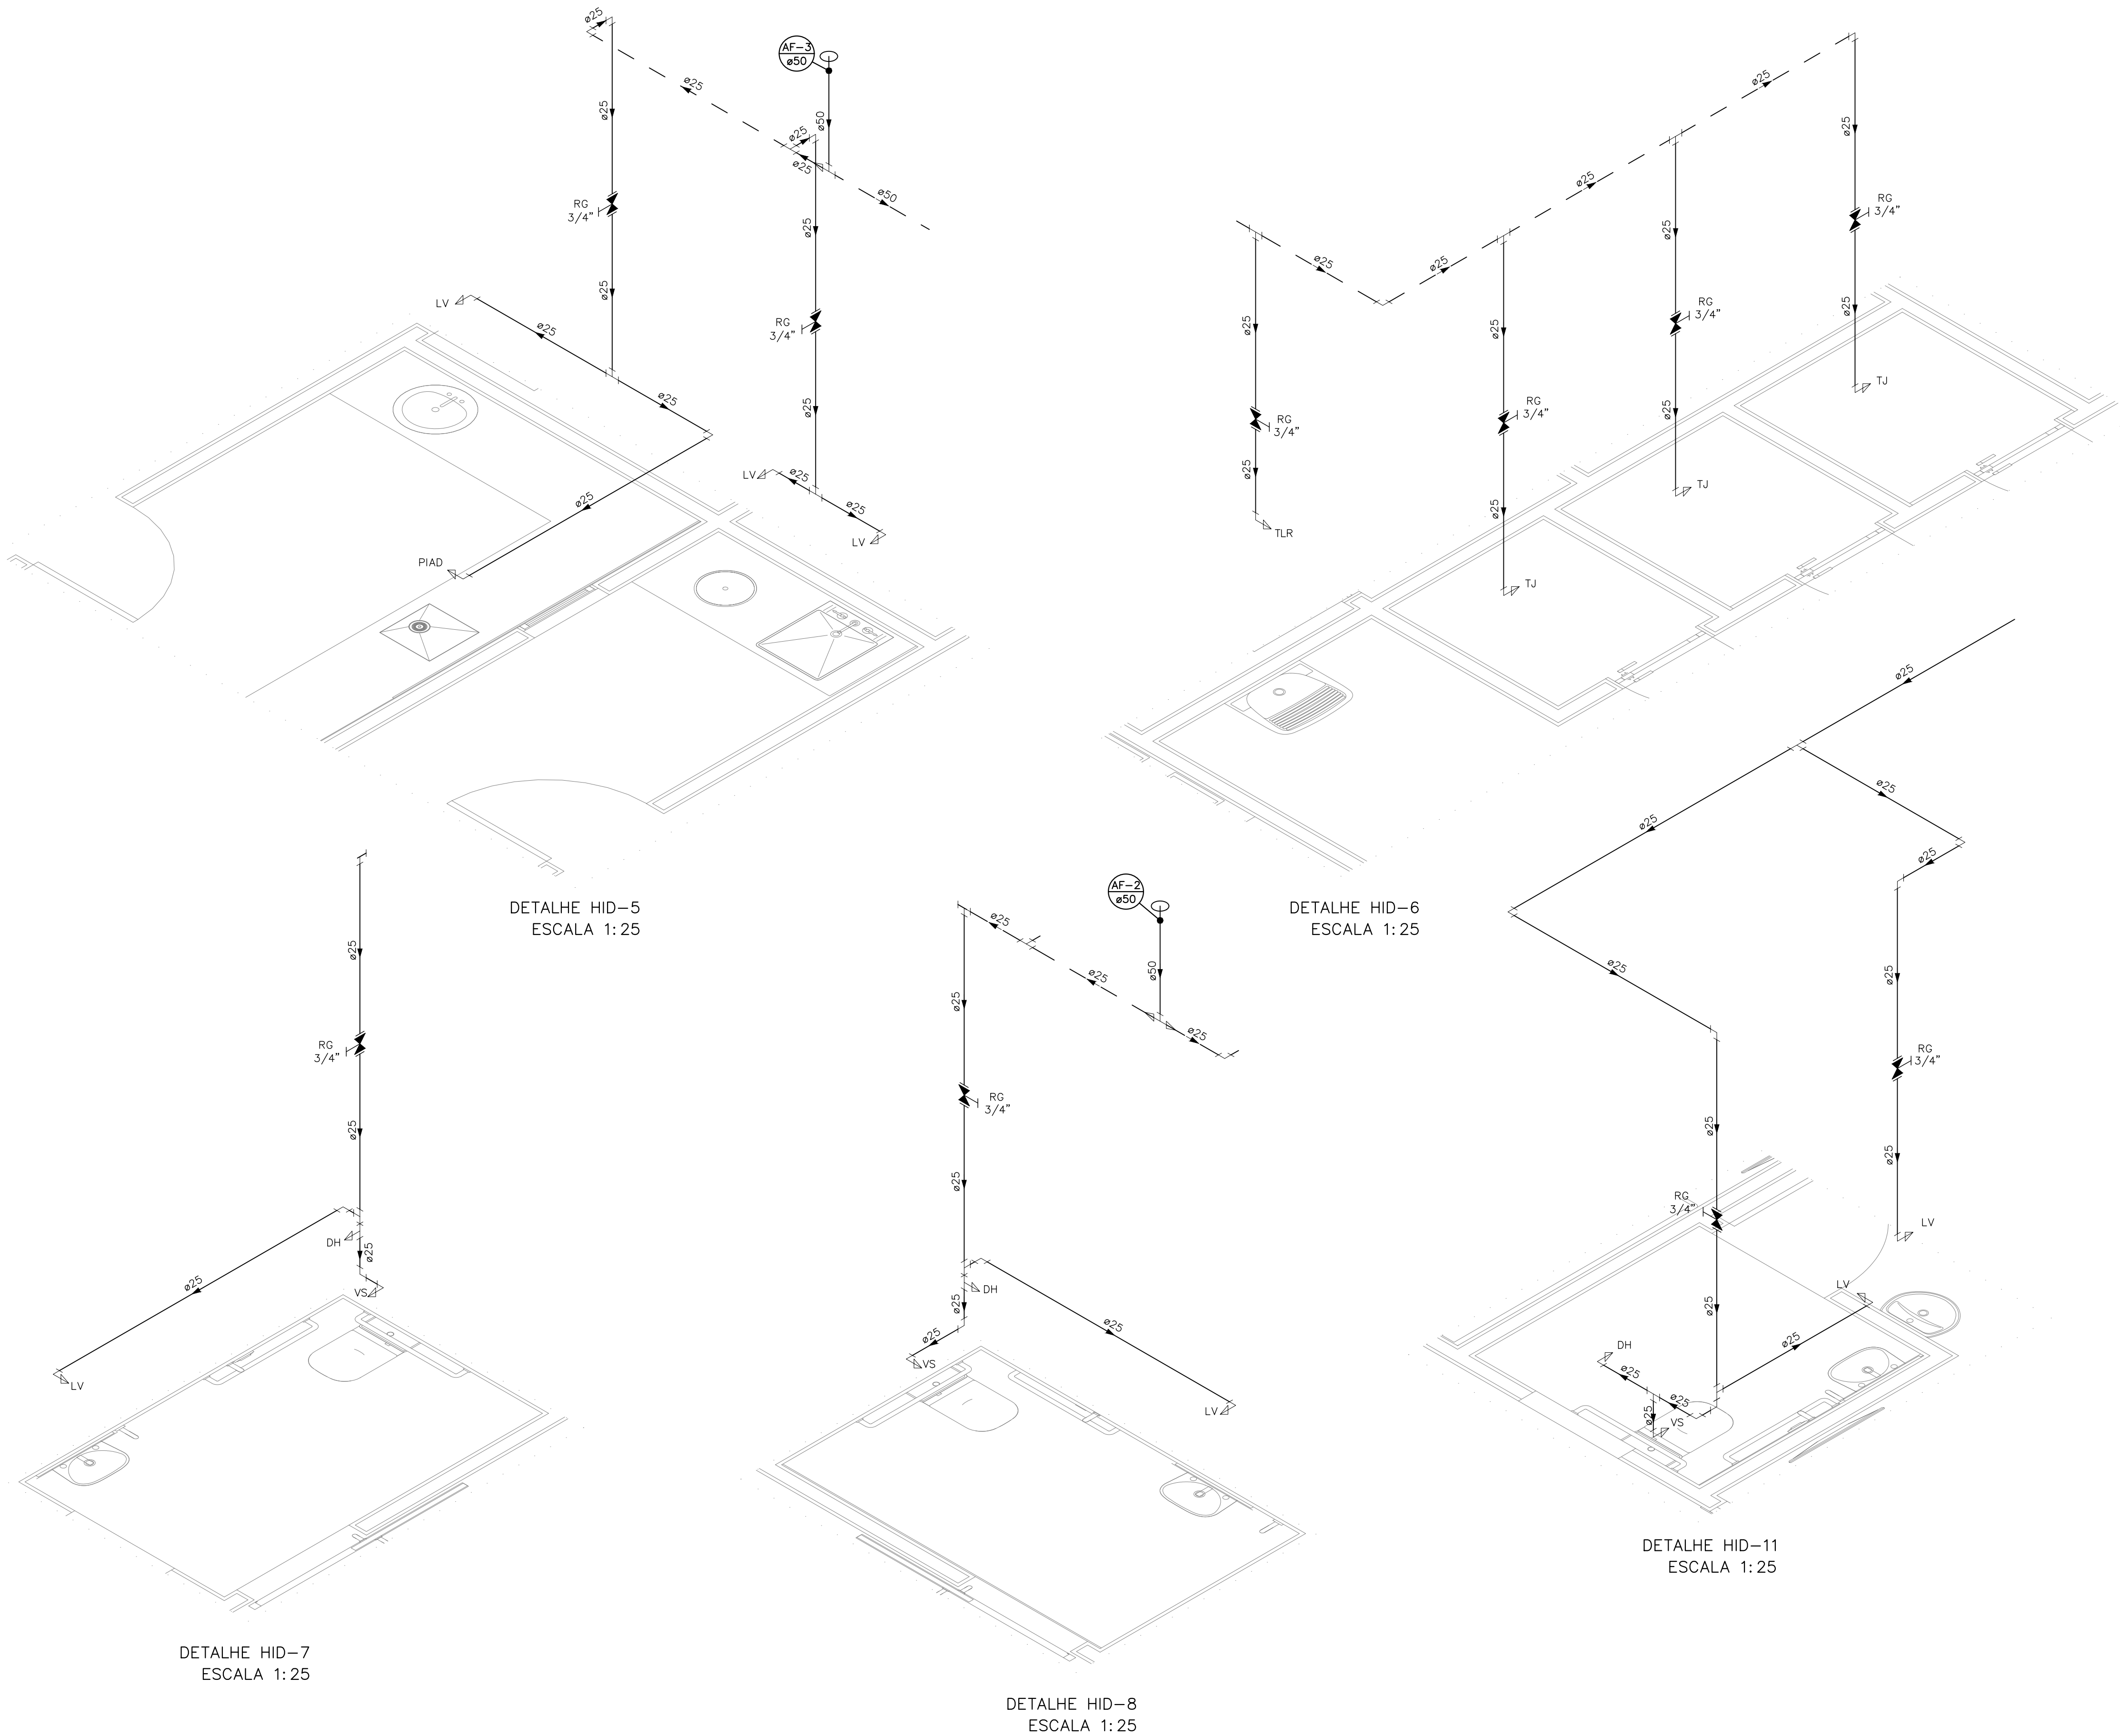

INDICAÇÕES DOS PONTOS DE CONSUMO		
LEGENDA DAS INDICAÇÕES		ALTURA DOS PONTOS (CM)
CH	CHUVEIRO – 25MM X 1/2"	210
DH	DUCHA HIGIÊNICA – 25MM X 1/2"	50
LV	LAVATÓRIO – 25MM – 1/2"	60
PIA	PIA DE COZINHA – 25MM – 3/4"	60
TLR	TANQUE DE LAVAR – 25MM – 3/4"	110
VS	VASO SANITÁRIO C/ CAIXA ACOPLADA 25MM X 1/2"	20
FI	PONTO PARA FILTRO – 25MM	130
DEN	PONTO DE ÁGUA FRIA PARA CADEIRA DENTISTA – 20MM X 1/2"	---
RP	REGISTRO DE PRESSÃO – 25MM – 3/4"	110
RG	REGISTRO DE GAVETA C/ CANOPLA CROMADA	180
RG	REGISTRO DE GAVETA BRUTO	VAR.
AL	COLUNA DE ALIMENTAÇÃO	---
AF	COLUNA DE ÁGUA FRIA	---
AL-XX VAR.	INDICAÇÃO DE TUBO DE ALIMENTAÇÃO SUBINDO	---
AL-XX VAR.	INDICAÇÃO DE TUBO DE ALIMENTAÇÃO DESCENDO	---
AL-XX VAR.	INDICAÇÃO DE TUBO DE ALIMENTAÇÃO PASSANDO	---
AF-XX VAR.	INDICAÇÃO DE TUBO DE ÁGUA FRIA SUBINDO	---
AF-XX VAR.	INDICAÇÃO DE TUBO DE ÁGUA FRIA DESCENDO	---
AF-XX VAR.	INDICAÇÃO DE TUBO DE ÁGUA FRIA PASSANDO	---

LEGENDA DAS TUBULAÇÕES DE ÁGUA FRIA	
— / —	TUBO PVC SOLDÁVEL MARROM EMBUTIDO NA PAREDE OU SOBRE A LAJE DE PISO
— / —	TUBO PVC SOLDÁVEL MARROM SOB O PISO
— / —	TUBO PVC SOLDÁVEL MARROM PELO TETO (ENTRE FORRO E LAJE) – ÁGUA FRIA

OS DIMENSIONAMENTOS DESTES PROJETO FORAM BASEADOS NAS NORMAS:

1) NBR 5626/2020 – SISTEMAS PREDIAIS DE ÁGUA FRIA E ÁGUA QUENTE – PROJETO, EXECUÇÃO, OPERAÇÃO E MANUTENÇÃO;
2) NBR 8160/1989 – SISTEMAS PREDIAIS DE ESGOTO SANITÁRIO – PROJETO E EXECUÇÃO;
3) NBR 10844/1989 – INSTALAÇÕES PREDIAIS DE ÁGUA PLUVIAL;
4) NBR 15569/2020 – SISTEMA DE AQUECIMENTO SOLAR DE ÁGUA EM CIRCUITO DIRETO – REQUISITOS DE PROJETO E INSTALAÇÃO.

NOTAS E CUIDADOS NAS INSTALAÇÕES HIDRÁULICAS:

01– TODOS OS TUBOS APARENTES (NÃO EMBUTIDOS NA ALVENARIA) SERÃO FIXADOS COM FITAS METÁLICAS ADEQUADAS;
02– TODAS AS CONEXÕES NOS PONTOS DE SAÍDA DE ÁGUA, SERÃO COM BUCHA DE LATÃO;
03– EM INSTALAÇÃO PREDIAL DE ÁGUA FRIA ABASTECIDA COM ÁGUA NÃO POTÁVEL, TODAS AS TUBULAÇÕES, RESERVATÓRIOS E PONTOS DE UTILIZAÇÃO DEVEM SER ADEQUADAMENTE IDENTIFICADOS ATRAVÉS DE SÍMBOLOS E CORES, E DEVEM ADVERTIR OS USUÁRIOS COM A SEQUINTE INFORMAÇÃO: "ÁGUA NÃO POTÁVEL";
04– NOS CASOS ONDE HÁ NECESSIDADE DE ATRAVESSAR PAREDES OU PISOS ATRAVÉS DE SUA ESPESSURA, DEVEM SER ESTUDADAS FORMAS DE PERMITIR A MOVIMENTAÇÃO DA TUBULAÇÃO, EM RELAÇÃO ÀS PRÓPRIAS PAREDES OU PISOS, PELO USO DE CAMISAS OU OUTRO MEIO, IGUALMENTE EFICAZ;
05– A INSTALAÇÃO DE TUBULAÇÕES NO INTERIOR DE PAREDES OU PISOS (TUBULAÇÃO RECOBERTA OU EMBUTIDA) DEVE CONSIDERAR DUAS QUESTÕES BÁSICAS: MANUTENÇÃO E A MOVIMENTAÇÃO DAS TUBULAÇÕES EM RELAÇÃO ÀS PAREDES OU AOS PISOS. NO QUE SE REFERE À MOVIMENTAÇÃO, EM ESPECIAL, HÁ QUE SE PRESERVAR A INTEGRIDADE FÍSICA E FUNCIONAL DAS TUBULAÇÕES FRENTE AOS DESLOCAMENTOS PREVISTOS DAS PAREDES OU DOS PISOS;
06– O TUBO DE SUSPIRO DO BARRILETE DEVERÁ SER PROVEDO DE TELA COM MALHA FINA (#0,5mm) EM SUA EXTREMIDADE;
07– O TUBO DO EXTRAVASOR DEVERÁ LANÇAR A ÁGUA EM QUEDA LIVRE EM LOCAL VISÍVEL E DEVERÁ POSSUIR EM SUA EXTREMIDADE, TELA EM MALHA FINA (0,5mm);
08– AS TUBULAÇÕES DEVERÃO SEGUIR O SEQUINTE PADRÃO DE CORES: VERDE-ÁGUA FRIA, LARANJA-ÁGUA QUENTE, MARROM-ÁGUA PLUVIAL, PRETO-ESGOTO E AMARELO-GÁS;
09– SOMENTE PARA OS CASOS ONDE HÁ TUBULAÇÃO PASSANDO PELA CASA DE MÁQUINAS DOS ELEVADORES: "AS TUBULAÇÕES QUE ESTÃO PASSANDO DENTRO DA CASA DE MÁQUINAS DOS ELEVADORES SERÃO CONVENIENTEMENTE PROTEGIDAS CONTRA IMPACTOS ACIDENTAIS, ATENDENDO AS EXIGÊNCIAS DA NBR NM207/1999";
10– OS MATERIAIS E SISTEMAS UTILIZADOS NA IMPERMEABILIZAÇÃO DE RESERVATÓRIOS OU DE OUTROS COMPONENTES DEVEM PRESERVAR A POTABILIDADE DA ÁGUA;
11– NOS RESERVATÓRIOS EM QUE HÁ RESERVA DE ÁGUA PARA OUTRAS FINALIDADES, COMO É O CASO DE RESERVA PARA COMBATE A INCÊNDIOS, DEVE HAVER ESPECIAL CUIDADO COM ESTA EXIGÊNCIA;
12– AS ALTURAS DOS PONTOS SÃO EM RELAÇÃO AO PISO ACABADO.



GOVERNO DO ESTADO DO ESPÍRITO SANTO
SECRETARIA DE ESTADO DA SAÚDE DO ESPÍRITO SANTO-SESA
SUBSECRETARIA DE ESTADO DE ADMINISTRAÇÃO E FINANCIAMENTO DE ATENÇÃO À SAÚDE - SSAFE

PLANO DECENAL DE ATENÇÃO PRIMÁRIA À SAÚDE - APS+10

EMPREENHAMENTO:

APS - UNIDADE DE ATENÇÃO PRIMÁRIA À SAÚDE

PROJETO:

1 ESF - UNIDADE DE 1 EQUIPE

LOCAL:

PROJETO PADRÃO - TIPO 1

SECRETÁRIO DA SESA:

NÉSIO FERNANDES DE MEDEIROS JÚNIOR

DISCIPLINA:

PROJETO HIDROSSANITÁRIO

SUBSECRETÁRIO DA SSAFE:

ERICO SANGIORGIO

FASE:

PROJETO EXECUTIVO

GERENTE DA GEAT:

ANDRÉ LAMAS VAREJÃO

LOGO

DE PROJETO

AUTOR DO PROJETO:

CARLOS COELHO JÚNIOR

CAU (RESP): A31483-8

CREA (EMPRESA): ES-15617

TÍTULO:

DETALHES ISOMÉTRICOS

DATA:

SETEMBRO/2022

ESCALA:

INDICADA

FORMATO:


A1

UNIDADE:

METROS

FRANCHA:

04/07

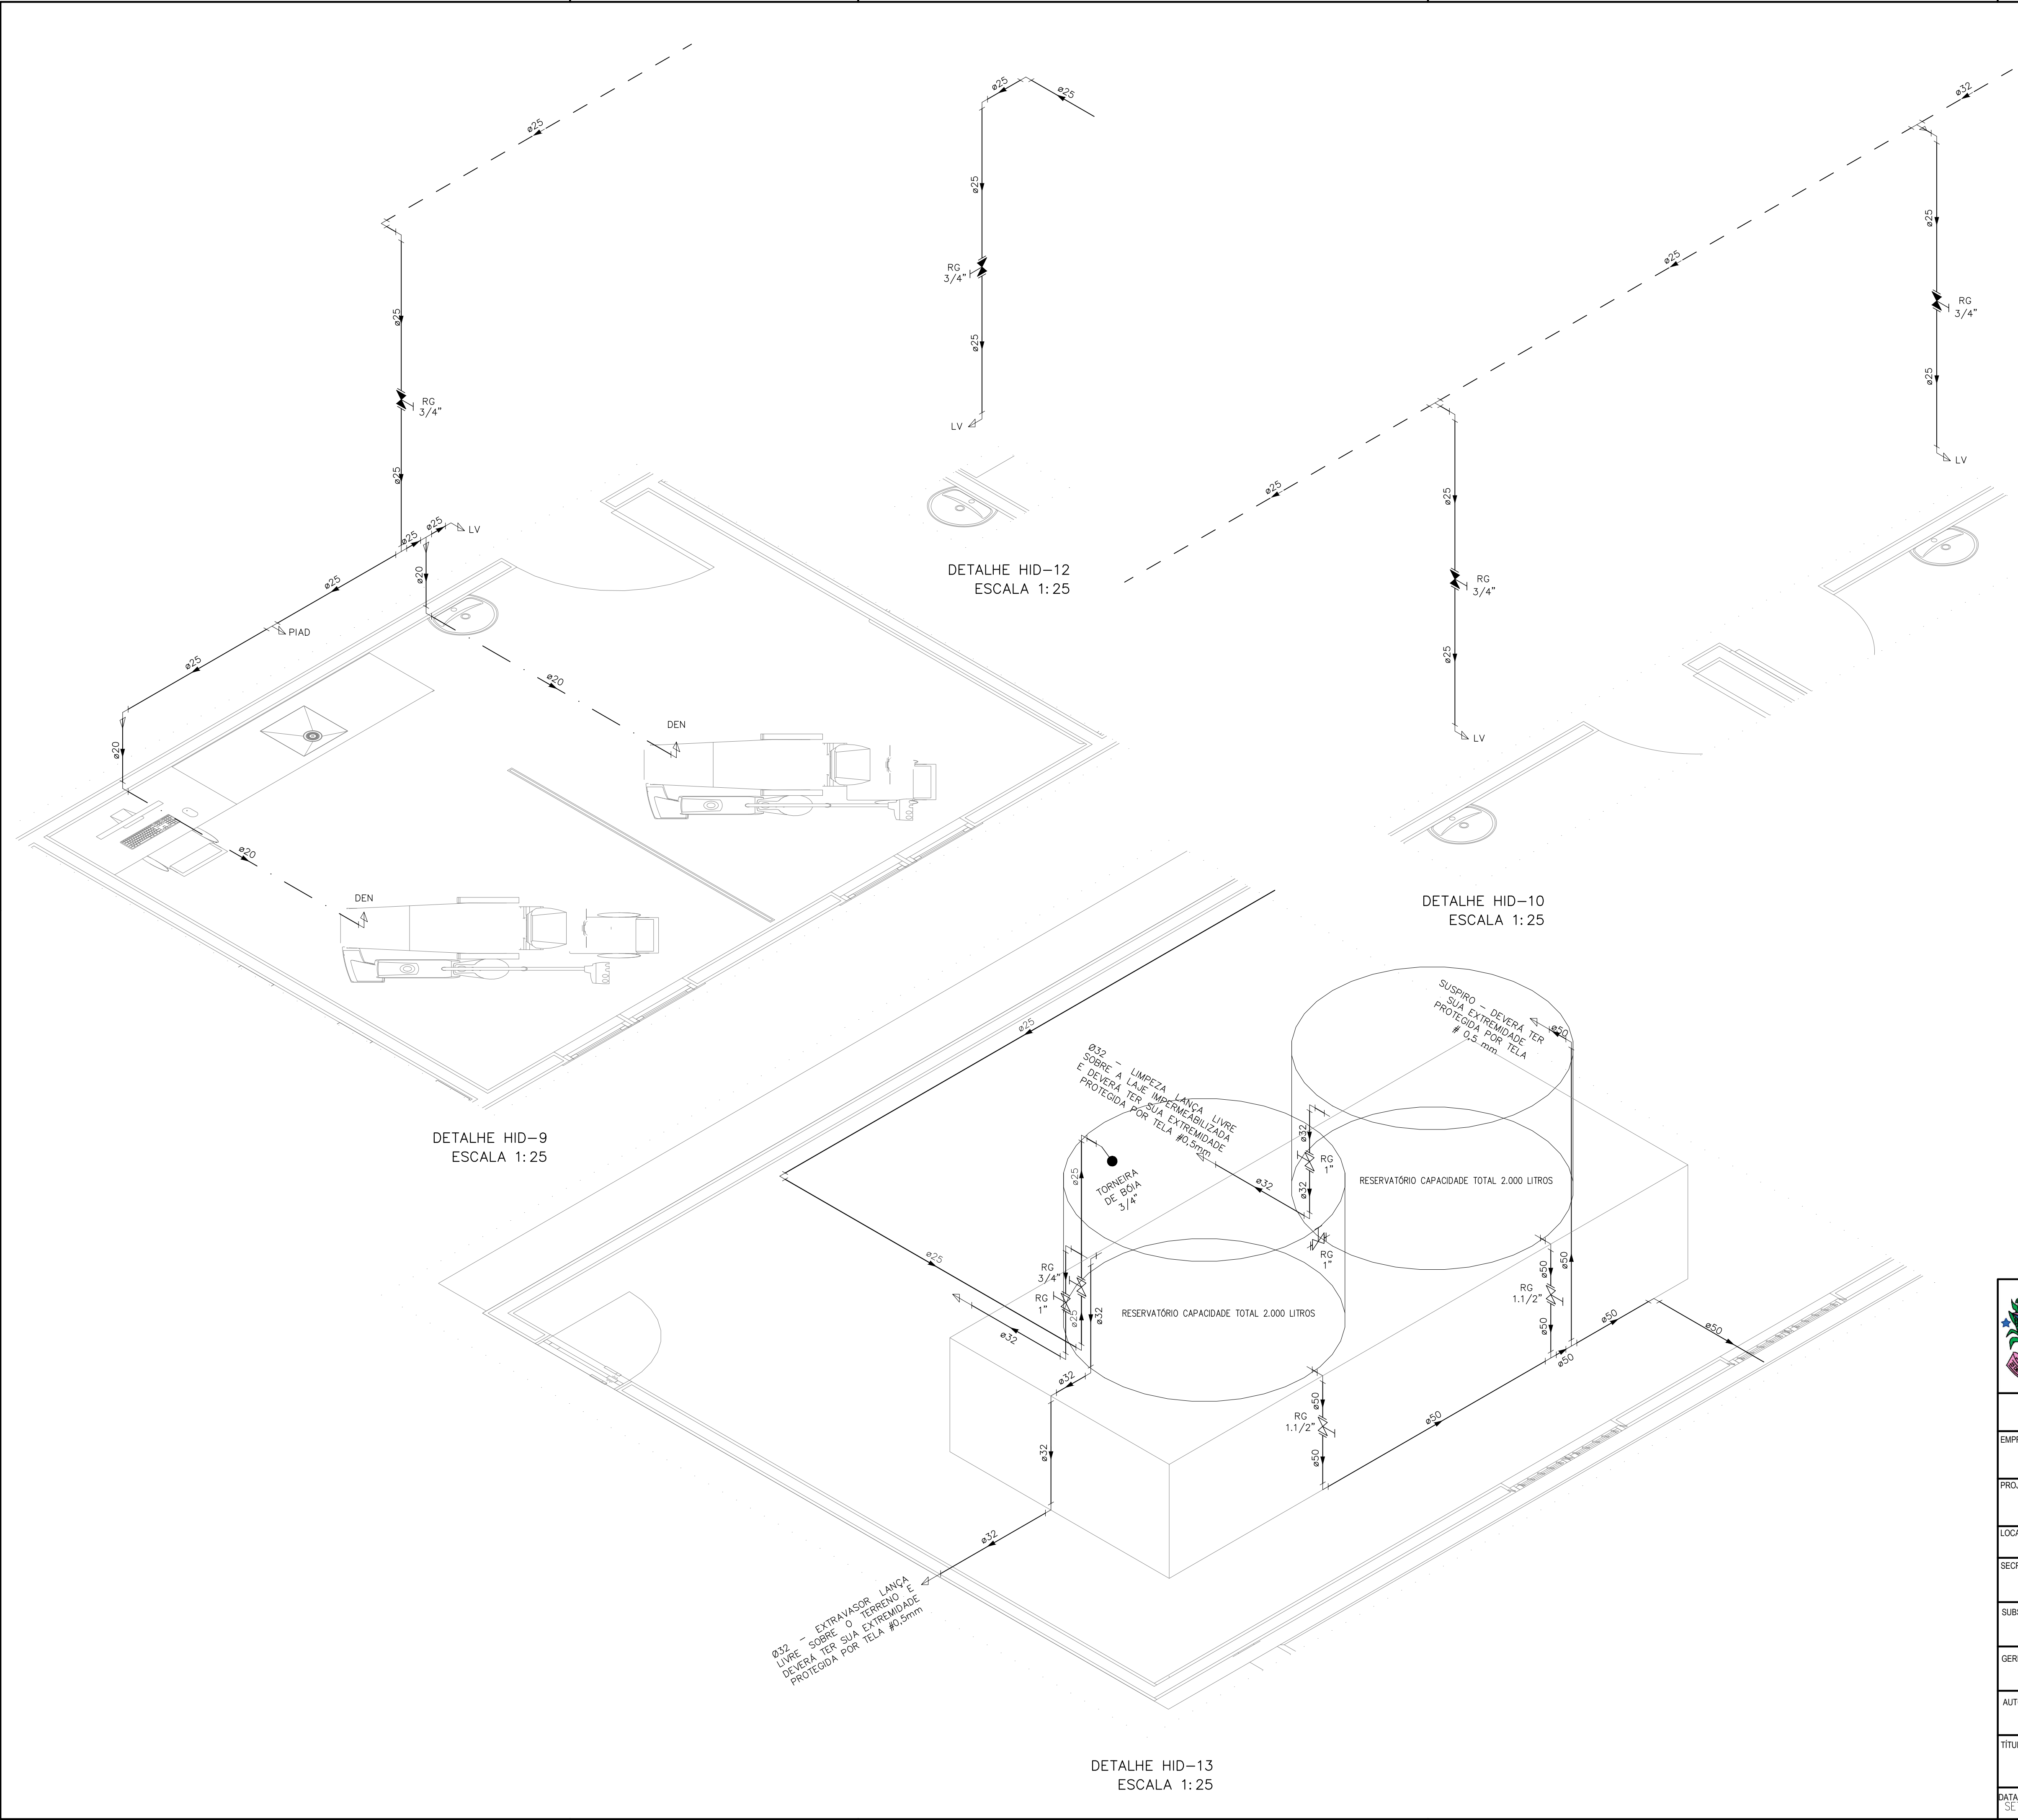

INDICAÇÕES DOS PONTOS DE CONSUMO		
LEGENDA DAS INDICAÇÕES		ALTURA DOS PONTOS (CM)
CH	CHUVEIRO – 25MM X 1/2"	210
DH	DUCHA HIGIÊNICA – 25MM X 1/2"	50
LV	LAVATÓRIO – 25MM – 1/2"	60
PIA	PIA DE COZINHA – 25MM – 3/4"	60
TLR	TANQUE DE LAVAR – 25MM – 3/4"	110
VS	VASO SANITÁRIO C/ CAIXA ACOPLADA 25MM X 1/2"	20
FI	PONTO PARA FILTRO – 25MM	130
DEN	PONTO DE ÁGUA FRIA PARA CADERA DENTISTA – 20MM X 1/2"	--
RP	REGISTRO DE PRESSÃO – 25MM – 3/4"	110
RG	REGISTRO DE GAVETA C/ CANOPLA CROMADA	180
RG	REGISTRO DE GAVETA BRUTO	VAR.
AL	COLUNA DE ALIMENTAÇÃO	--
AF	COLUNA DE ÁGUA FRIA	--
AL-XX VAR.	INDICAÇÃO DE TUBO DE ALIMENTAÇÃO SUBINDO	--
AL-XX VAR.	INDICAÇÃO DE TUBO DE ALIMENTAÇÃO DESCENDO	--
AL-XX VAR.	INDICAÇÃO DE TUBO DE ALIMENTAÇÃO PASSANDO	--
AF-XX VAR.	INDICAÇÃO DE TUBO DE ÁGUA FRIA SUBINDO	--
AF-XX VAR.	INDICAÇÃO DE TUBO DE ÁGUA FRIA DESCENDO	--
AF-XX VAR.	INDICAÇÃO DE TUBO DE ÁGUA FRIA PASSANDO	--

LEGENDA DAS TUBULAÇÕES DE ÁGUA FRIA		
---	/---	TUBO PVC SOLDÁVEL MARROM EMBUTIDO NA PAREDE OU SOBRE A LAJE DE PISO
---	---	TUBO PVC SOLDÁVEL MARROM SOB O PISO
---	---	TUBO PVC SOLDÁVEL MARROM PELO TETO (ENTRE FORRO E LAJE) – ÁGUA FRIA

OS DIMENSIONAMENTOS DESTES PROJETO FORAM BASEADOS NAS NORMAS:
1) NBR 5626/2020 – SISTEMAS PREDIAIS DE ÁGUA FRIA E ÁGUA QUENTE – PROJETO, EXECUÇÃO, OPERAÇÃO E MANUTENÇÃO;
2) NBR 8160/1989 – SISTEMAS PREDIAIS DE ESGOTO SANITÁRIO – PROJETO E EXECUÇÃO;
3) NBR 10844/1989 – INSTALAÇÕES PREDIAIS DE ÁGUA PLUVIAL;
4) NBR 15569/2020 – SISTEMA DE AQUECIMENTO SOLAR DE ÁGUA EM CIRCUITO DIRETO – REQUISITOS DE PROJETO E INSTALAÇÃO.

NOTAS E CUIDADOS NAS INSTALAÇÕES HIDRÁULICAS:
01- TODOS OS TUBOS APARENTES (NÃO EMBUTIDOS NA ALVENARIA) SERÃO FIXADOS COM FITAS METÁLICAS ADEQUADAS;
02- TODAS AS CONEXÕES NOS PONTOS DE SAÍDA DE ÁGUA, SERÃO COM BUCHA DE LATÃO;
03- EM INSTALAÇÃO PREDIAL DE ÁGUA FRIA ABASTECIDA COM ÁGUA NÃO POTÁVEL, TODAS AS TUBULAÇÕES, RESERVATÓRIOS E PONTOS DE UTILIZAÇÃO DEVEM SER ADEQUADAMENTE IDENTIFICADOS ATRAVÉS DE SÍMBOLOS E CORES, E DEVEM ADVERTIR OS USUÁRIOS COM A SEGUINTE INFORMAÇÃO: "ÁGUA NÃO POTÁVEL";
04- NOS CASOS ONDE HÁ NECESSIDADE DE ATRAVESSAR PAREDES OU PISOS ATRAVÉS DE SUA ESPESSURA, DEVEM SER ESTUDADAS FORMAS DE PERMITIR A MOVIMENTAÇÃO DA TUBULAÇÃO, EM RELAÇÃO ÀS PRÓPRIAS PAREDES OU PISOS, PELO USO DE CAMISAS OU OUTRO MEIO, IGUALMENTE EFICAZ;
05- A INSTALAÇÃO DE TUBULAÇÕES NO INTERIOR DE PAREDES OU PISOS (TUBULAÇÃO RECOBERTA OU EMBUTIDA) DEVE CONSIDERAR DUAS QUESTÕES BÁSICAS: MANUTENÇÃO E A MOVIMENTAÇÃO DAS TUBULAÇÕES EM RELAÇÃO ÀS PAREDES OU AOS PISOS. NO QUE SE REFERE À MOVIMENTAÇÃO, EM ESPECIAL, HÁ QUE SE PRESERVAR A INTEGRIDADE FÍSICA E FUNCIONAL DAS TUBULAÇÕES FRENTE AOS DESLOCAMENTOS PREVISTOS DAS PAREDES OU DOS PISOS;
06- O TUBO DE SUSPIRO DO BARRILETE DEVERÁ SER PROVEDO DE TELA COM MALHA FINA (#0,5mm) EM SUA EXTREMIDADE;
07- O TUBO DO EXTRAVASOR DEVERÁ LANÇAR A ÁGUA EM QUEDA LIVRE EM LOCAL VISÍVEL E DEVERÁ POSSUIR EM SUA EXTREMIDADE, TELA EM MALHA FINA (0,5mm);
08- AS TUBULAÇÕES DEVERÃO SEGUIR O SEGUINTE PADRÃO DE CORES: VERDE-ÁGUA FRIA, LARANJA-ÁGUA QUENTE, MARRON-ÁGUA PLUVIAL, PRETO-ESGOTO E AMARELO-GÁS;
09- SOMENTE PARA OS CASOS ONDE HÁ TUBULAÇÃO PASSANDO PELA CASA DE MÁQUINAS DOS ELEVADORES: "AS TUBULAÇÕES QUE ESTÃO PASSANDO DENTRO DA CASA DE MÁQUINAS DOS ELEVADORES SERÃO CONVENIENTEMENTE PROTEGIDAS CONTRA IMPACTOS ACIDENTAIS, ATENDENDO AS EXIGÊNCIAS DA NBR NM207/1999";
10- OS MATERIAIS E SISTEMAS UTILIZADOS NA IMPERMEABILIZAÇÃO DE RESERVATÓRIOS OU DE OUTROS COMPONENTES DEVEM PRESERVAR A POTABILIDADE DA ÁGUA;
11- NOS RESERVATÓRIOS EM QUE HÁ RESERVA DE ÁGUA PARA OUTRAS FINALIDADES, COMO É O CASO DE RESERVA PARA COMBATE A INCÊNDIOS, DEVE-HAVER ESPECIAL CUIDADO COM ESTA EXIGÊNCIA;
12- AS ALTURAS DOS PONTOS SÃO EM RELAÇÃO AO PISO ACABADO.



GOVERNO DO ESTADO DO ESPÍRITO SANTO
SECRETARIA DE ESTADO DA SAÚDE DO ESPÍRITO SANTO-SESA
SUBSECRETARIA DE ESTADO DE ADMINISTRAÇÃO E FINANCIAMENTO DE ATENÇÃO À SAÚDE - SSAFEAS

PLANO DECENAL DE ATENÇÃO PRIMÁRIA À SAÚDE - APS+10

EMPREENHIMENTO:
APS - UNIDADE DE ATENÇÃO PRIMÁRIA À SAÚDE


PROJETO:
1 ESF - UNIDADE DE 1 EQUIPE

LOCAL:
PROJETO PADRÃO - TIPO 1


SECRETÁRIO DA SESA: NÉSIO FERNANDES DE MEDEIROS JÚNIOR	DISCIPLINA: PROJETO HIDROSSANITÁRIO
SUBSECRETÁRIO DA SSAFEAS: ERICO SANGIORGIO	FASE: PROJETO EXECUTIVO
GERENTE DA GEAT: ANDRÉ LAMAS VAREJÃO	
AUTOR DO PROJETO: CARLOS COELHO JÚNIOR	CAU (RESP): A31483-8 CREA (EMPRESA): ES-15617

TÍTULO:
DETALHES ISOMÉTRICOS


DATA: SETEMBRO/2022	ESCALA: INDICADA	FORMATO: A1	UNIDADE: METROS	FRANCHA: 05/07
------------------------	---------------------	----------------	--------------------	-------------------

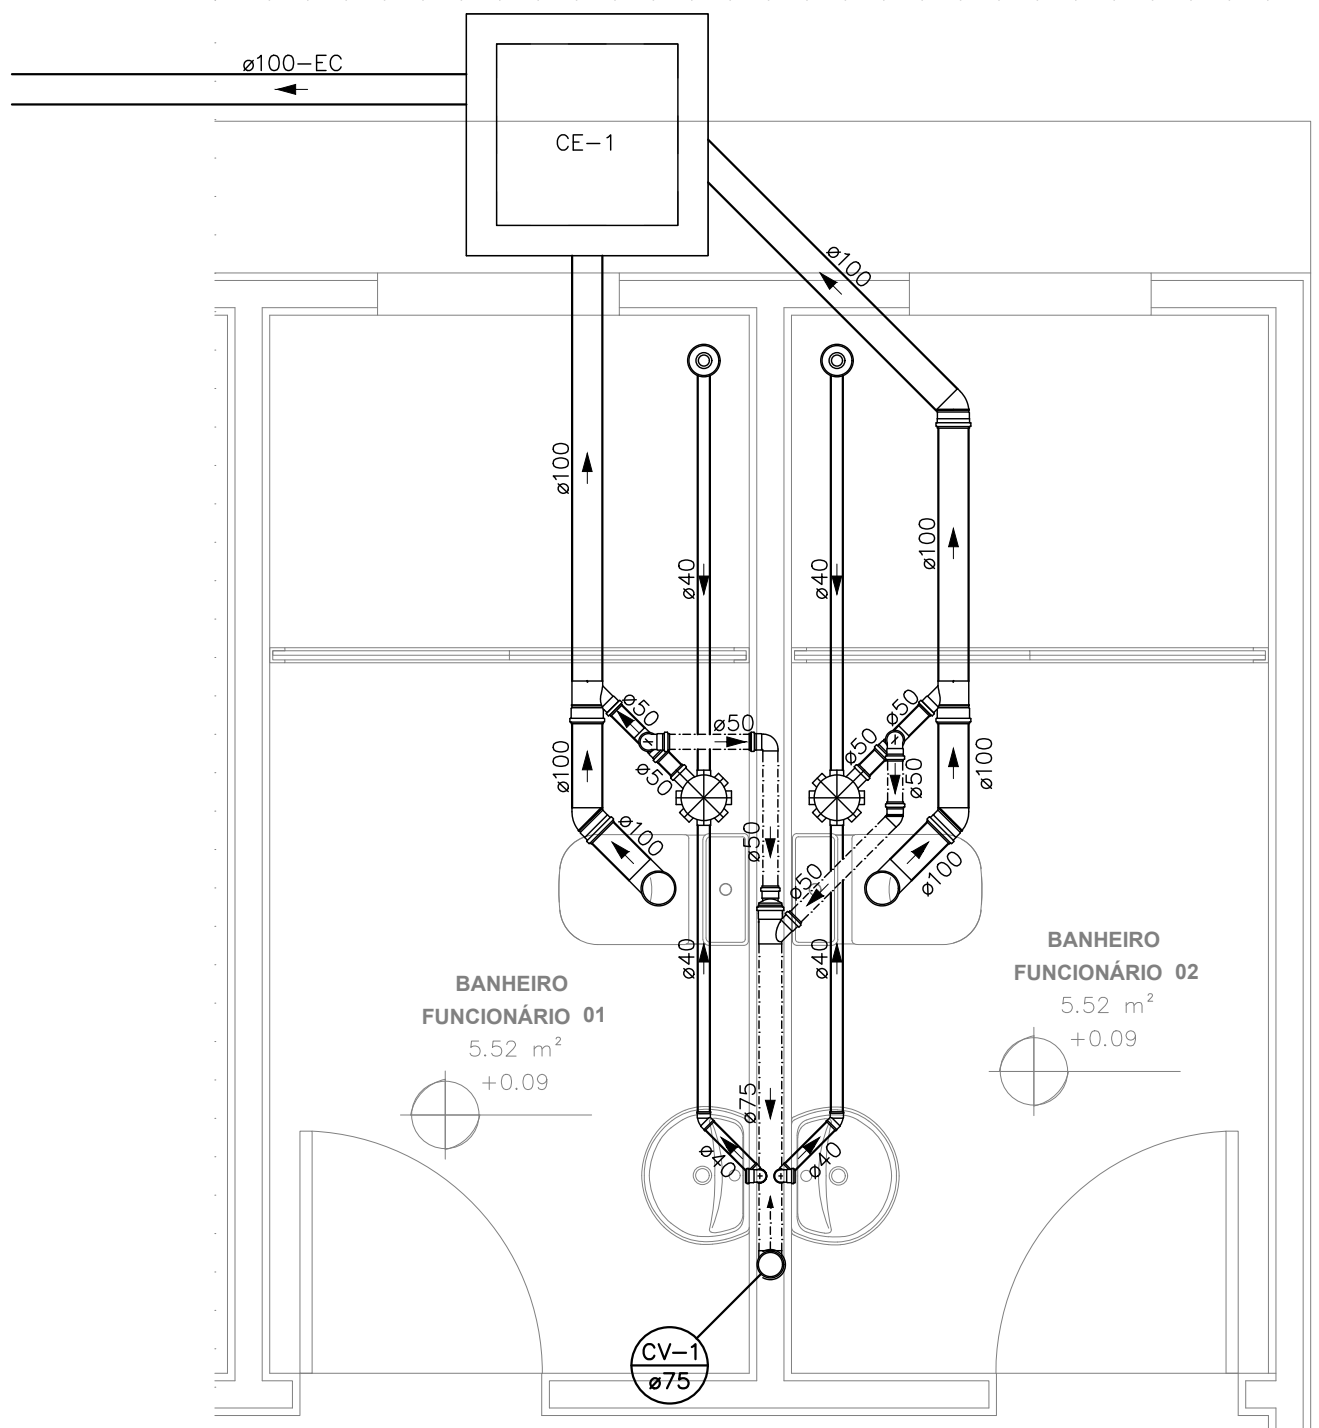

DETALHE SAN-1
ESCALA 1:25

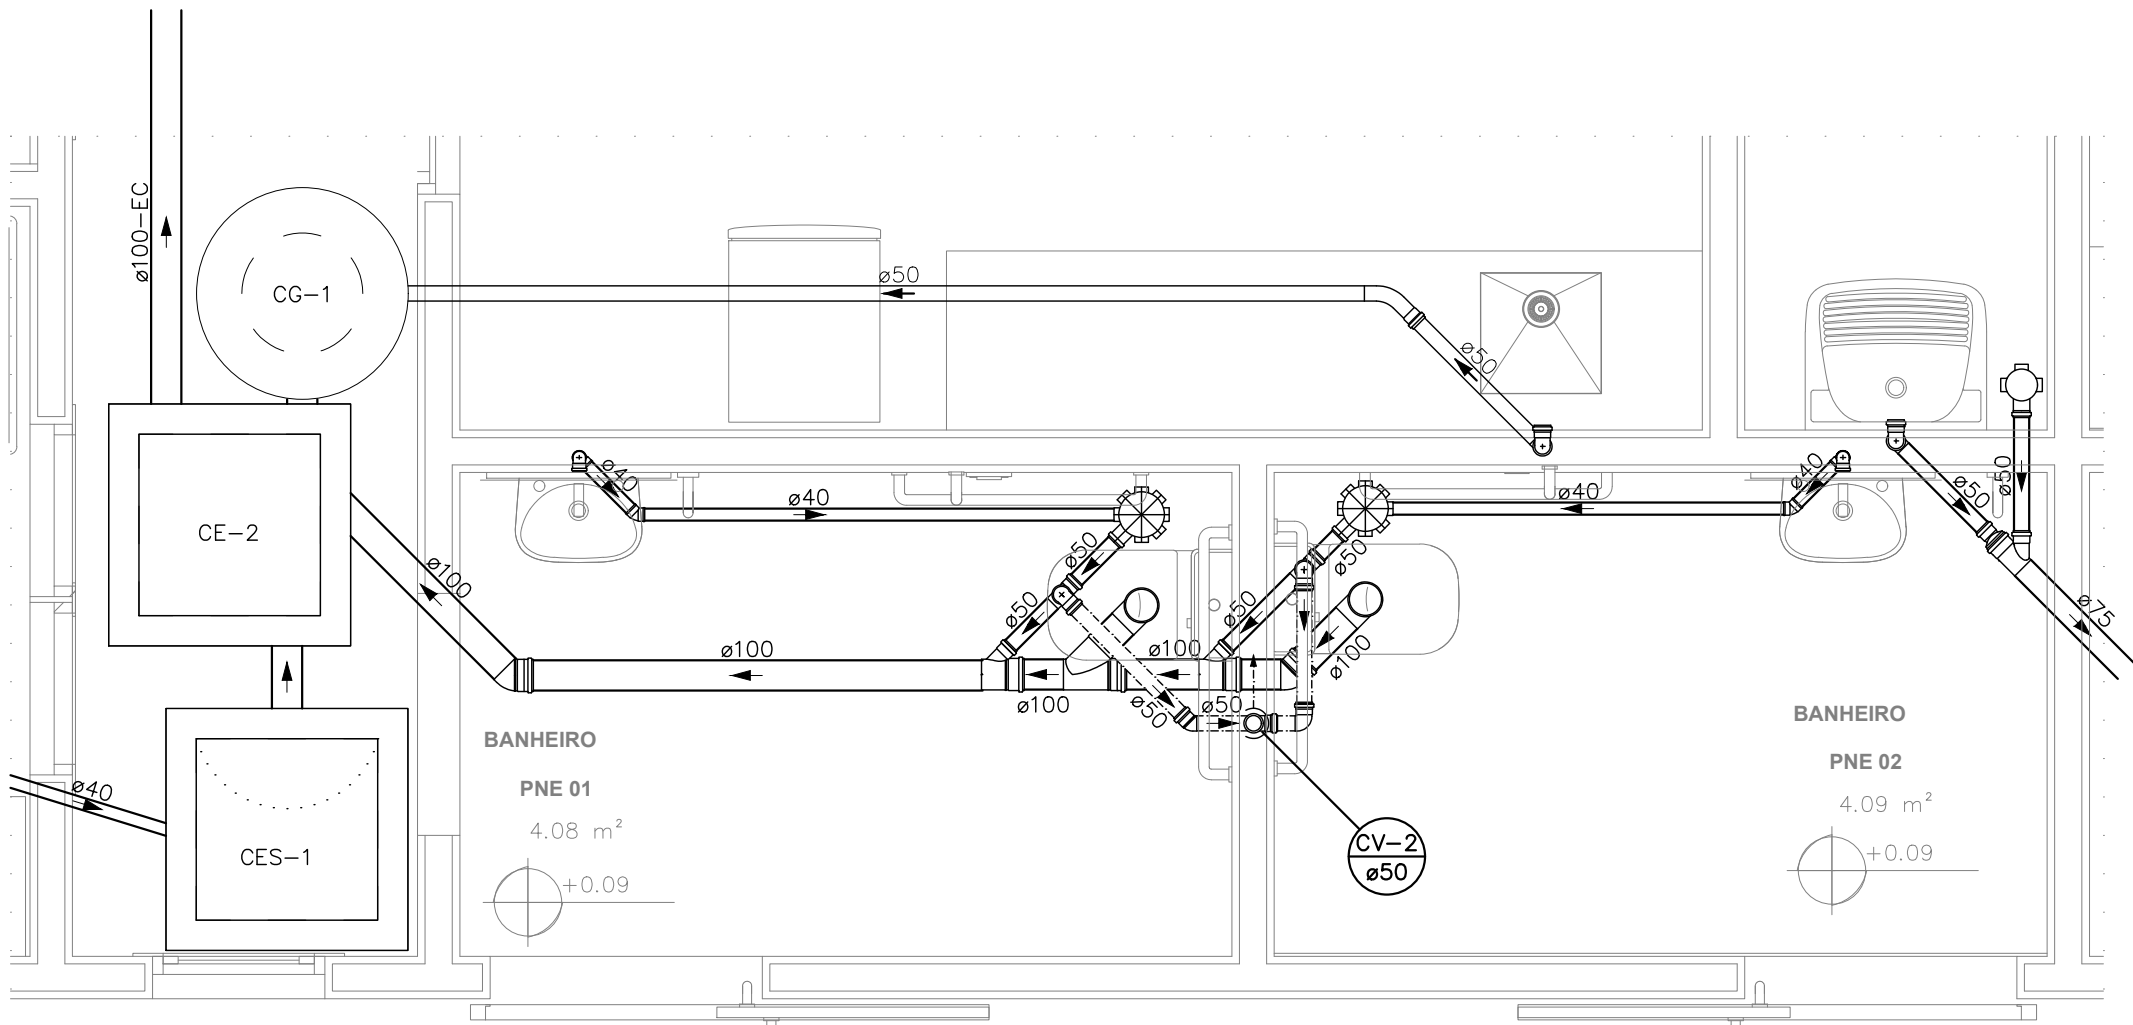

DETALHE SAN-2
ESCALA 1:25

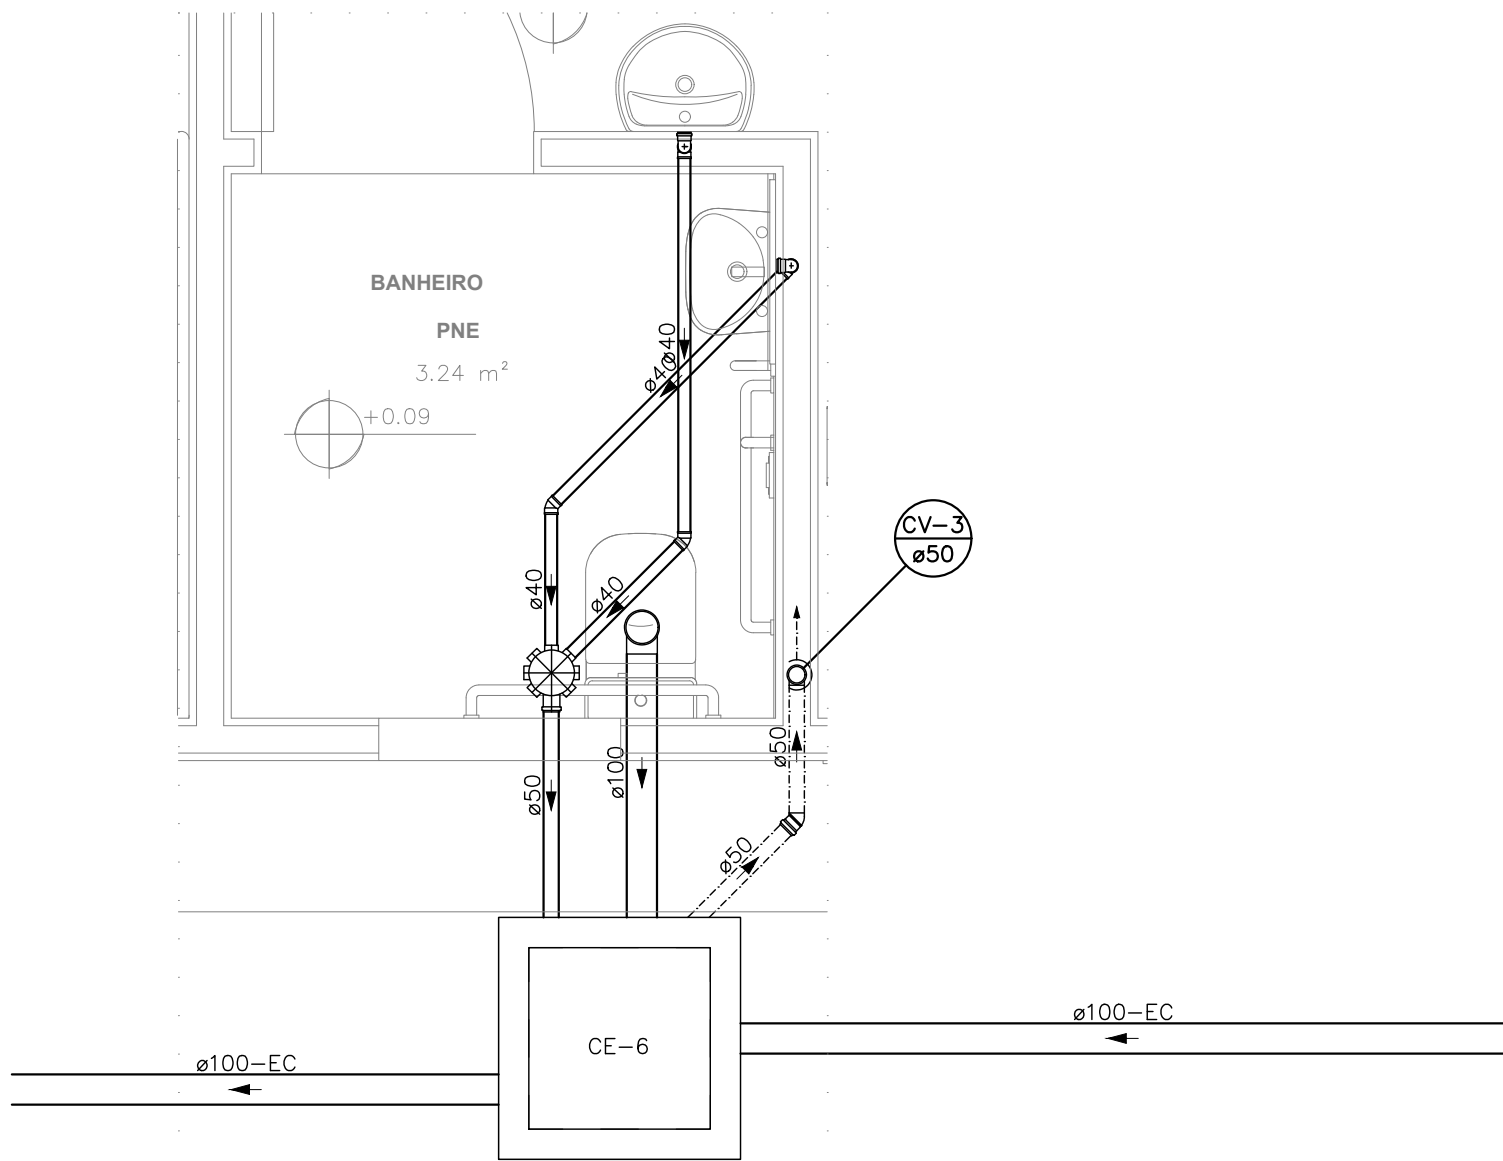

DETALHE SAN-3
ESCALA 1:25

LEGENDA DAS INDICAÇÕES	
	CAIXA SIFONADA MONTADA C/ GRELHA E PORTA GRELHA 150X150X50 COM 7 ENTRADAS
	CAIXA SIFONADA MONTADA C/ GRELHA E PORTA GRELHA 100X100X50 COM 3 ENTRADAS
	RALO SECO 100X100X40
	CAIXA DE INSPEÇÃO ESGOTO SIMPLES 60X60CM
	CAIXA DE INSPEÇÃO ESGOTO SIFONADA 60X60CM
	CAIXA DE GORDURA Ø30CM
	CAIXA DE AREIA / CAIXA DE AREIA SIFONADA
	TUBO DE QUEDA DE ESGOTO
	COLUNA DE VENTILAÇÃO
	TUBO DE QUEDA DE ÁGUA PLUVIAL
	DIÂMETRO DO TUBO EM MM
	INDICAÇÃO DE COLUNA DE VENTILAÇÃO SUBINDO
	INDICAÇÃO DE COLUNA DE VENTILAÇÃO DESCENDO
	INDICAÇÃO DE COLUNA DE VENTILAÇÃO PASSANDO
	INDICAÇÃO DE COLUNA DE ÁGUA PLUVIAL SUBINDO
	INDICAÇÃO DE COLUNA DE ÁGUA PLUVIAL DESCENDO
	INDICAÇÃO DE COLUNA DE ÁGUA PLUVIAL PASSANDO

LEGENDA DAS TUBULAÇÕES DE ESGOTO	
	TUBO DE PVC BRANCO PARA ESGOTO COM DIÂMETRO INDICADO - REDE DE ESGOTO
	TUBO DE PVC BRANCO PARA ESGOTO COM DIÂMETRO INDICADO - REDE DE VENTILAÇÃO
	TUBO DE PVC BRANCO PARA ESGOTO COM DIÂMETRO INDICADO - REDE DE GORDURA



NOTAS E CUIDADOS NAS INSTALAÇÕES SANITÁRIAS:

- 1) DEVERÃO SER ADOTADAS AS SEQUINTE DECLIVIDADES MÍNIMAS PARA TUBULAÇÕES DE ESGOTO/DRENAGEM:
 - 2% PARA TUBULAÇÕES DE ESGOTO COM DIÂMETRO NOMINAL IGUAL OU INFERIOR A 75mm;
 - 1% PARA TUBULAÇÕES DE ESGOTO COM DIÂMETRO NOMINAL IGUAL OU SUPERIOR A 100mm.
 - 0,5% PARA TUBULAÇÕES DE DRENAGEM;
- 2) TUBULAÇÕES E CONEXÕES PARA ESGOTO BRANCO EM PVC RÍGIDO, SÉRIE NORMAL;
- 3) NOS CASOS ONDE HÁ NECESSIDADE DE ATRAVESSAR PAREDES OU PISOS ATRAVÉS DE SUA ESPESSURA, DEVEM SER UTILIZADAS FORMAS DE PERMITIR A MOVIMENTAÇÃO DA TUBULAÇÃO EM RELAÇÃO AS PRÓPRIAS PAREDES OU PISOS, PELO USO DE CAMISAS OU OUTRO MEIO IGUALMENTE EFICAZ;
- 4) DEVERÁ SER INSTALADO DISPOSITIVOS DE INSPEÇÃO NAS JUNÇÕES E MUDANÇAS DE DIREÇÃO DAS TUBULAÇÕES QUE PASSAM PELO TETO DOS PAVIMENTOS;
- 5) NOS TUBOS DE DESCIDA DE ÁGUA PLUVIAL DEVERÁ SER INSTALADO TÊ DE INSPEÇÃO;
- 6) OS RAMAIS PROVENIENTES DOS MICTÓRIOS SÓ PODERÃO SER LIGADOS A RALOS OU CAIXAS SIFONADAS COM TAMPA CEGA E DEVEM SER CHUMBO OU OUTRO MATERIAL NÃO ATACÁVEL PELA URINA;
- 7) SOB NENHUMA HIPÓTESE OS ELEMENTOS HIDROSSANITÁRIOS IRÃO ATRAVESSAR ELEMENTOS ESTRUTURAIS TANTO EM SUA LARGURA, COMPRIMENTO OU ALTURA.
- 8) A POSIÇÃO EXATA DOS DRENOS DE AR CONDICIONADO DEVERÁ SER CONFIRMADA QUANDO DA COMPRA DOS EQUIPAMENTOS DE CLIMATIZAÇÃO.


CAIXAS

- 1) TODAS AS CAIXAS DEVERÃO SER FEITAS EM BLOCO DE CONCRETO SEM FUNÇÃO ESTRUTURAL;
- 2) SEREM REVESTIDAS INTERNAMENTE COM REBOCO IMPERMEABILIZANDO AS PAREDES;
- 3) EXECUTAR TODOS OS CANTOS ABALUADOS;
- 4) IDENTIFICAR A FUNÇÃO DAS CAIXAS NAS TAMPAS;
- 5) DEVERÃO SER FECHADAS HERMETICAMENTE.

OS DIMENSIONAMENTOS DESTES PROJETO FORAM BASEADOS NAS NORMAS:
1) NBR 5626/2020 - SISTEMAS PREDIAIS DE ÁGUA FRIA E ÁGUA QUENTE - PROJETO, EXECUÇÃO, OPERAÇÃO E MANUTENÇÃO;
2) NBR 8160/1999 - SISTEMAS PREDIAIS DE ESGOTO SANITÁRIO - PROJETO E EXECUÇÃO;
3) NBR 10844/1989 - INSTALAÇÕES PREDIAIS DE ÁGUA PLUVIAL;
4) NBR 15569/2020 - SISTEMA DE AQUECIMENTO SOLAR DE ÁGUA EM CIRCUITO DIRETO - REQUISITOS DE PROJETO E INSTALAÇÃO.

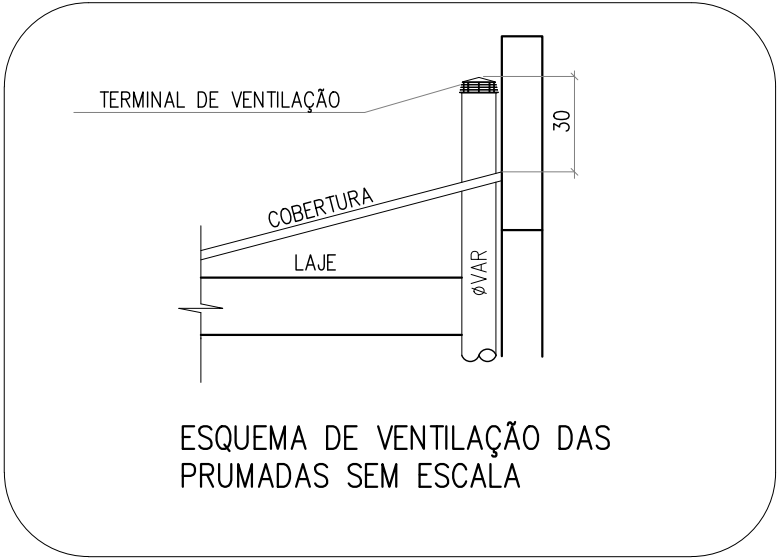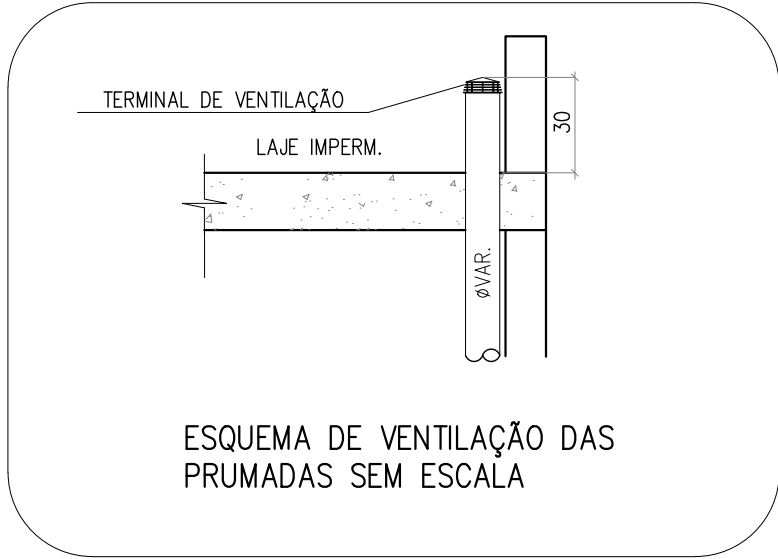


Esgoto independente para Unidade de água

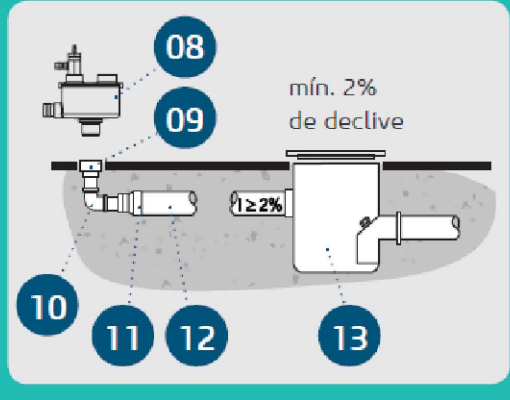

08. Abafador*
09. Luva soldável com bucha de latão Ø25mmx3/4"
10. Joelho 90° soldável Ø25mm
11. Bucha de redução soldável longa
12. Tubo de PVC rígido, soldável Ø40mm
13. Caixa sifonada

Esgoto independente Bomba de Vácuo

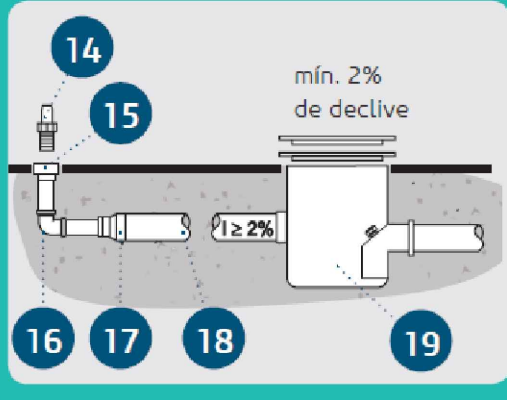

14. Adaptador para mangueira Ø3/4"
15. Luva soldável com bucha de latão Ø25mmx3/4"
16. Joelho 90° soldável Ø25mm
17. Bucha de redução soldável longa
18. Tubo de PVC rígido, soldável Ø40mm
19. Caixa sifonada

DETALHE 2 - PONTO DE ESGOTO
SEM ESCALA

		GOVERNO DO ESTADO DO ESPÍRITO SANTO	
		SECRETARIA DE ESTADO DA SAÚDE DO ESPÍRITO SANTO-SESA	
		SUBSECRETARIA DE ESTADI DE ADMINISTRAÇÃO E FINANCIAMENTO DE ATENÇÃO A SAÚDE - SSAFAS	
PLANO DECENAL DE ATENÇÃO PRIMÁRIA À SAÚDE - APS+10			
EMPREENHIMENTO:			
APS - UNIDADE DE ATENÇÃO PRIMÁRIA À SAÚDE			
PROJETO:			
1 ESF - UNIDADE DE 1 EQUIPE			
LOCAL: PROJETO PADRÃO - TIPO 1			
SECRETÁRIO DA SESA:		DISCIPLINA:	
NÉSIO FERNANDES DE MEDEIROS JUNIOR		PROJETO HIDROSSANITÁRIO	
SUBSECRETARIO DA SSFAS:		FASE:	
ERICO SANGIORGIO		PROJETO EXECUTIVO	
GERENTE DA GEAT:			
ANDRÉ LAMAS VAREJÃO			
AUTOR DO PROJETO:			
CARLOS COELHO JUNIOR		CAU (RESP): A31483-8	
		CREA (EMPRESA): ES-15617	
TÍTULO: DETALHES DE ESGOTO			
DATA: SETEMBRO/2022	ESCALA: INDICADA	FORMATO: A1	UNIDADE: METROS
			FRANCHA: 07/07